






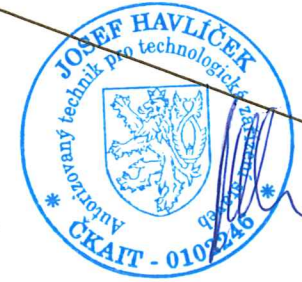
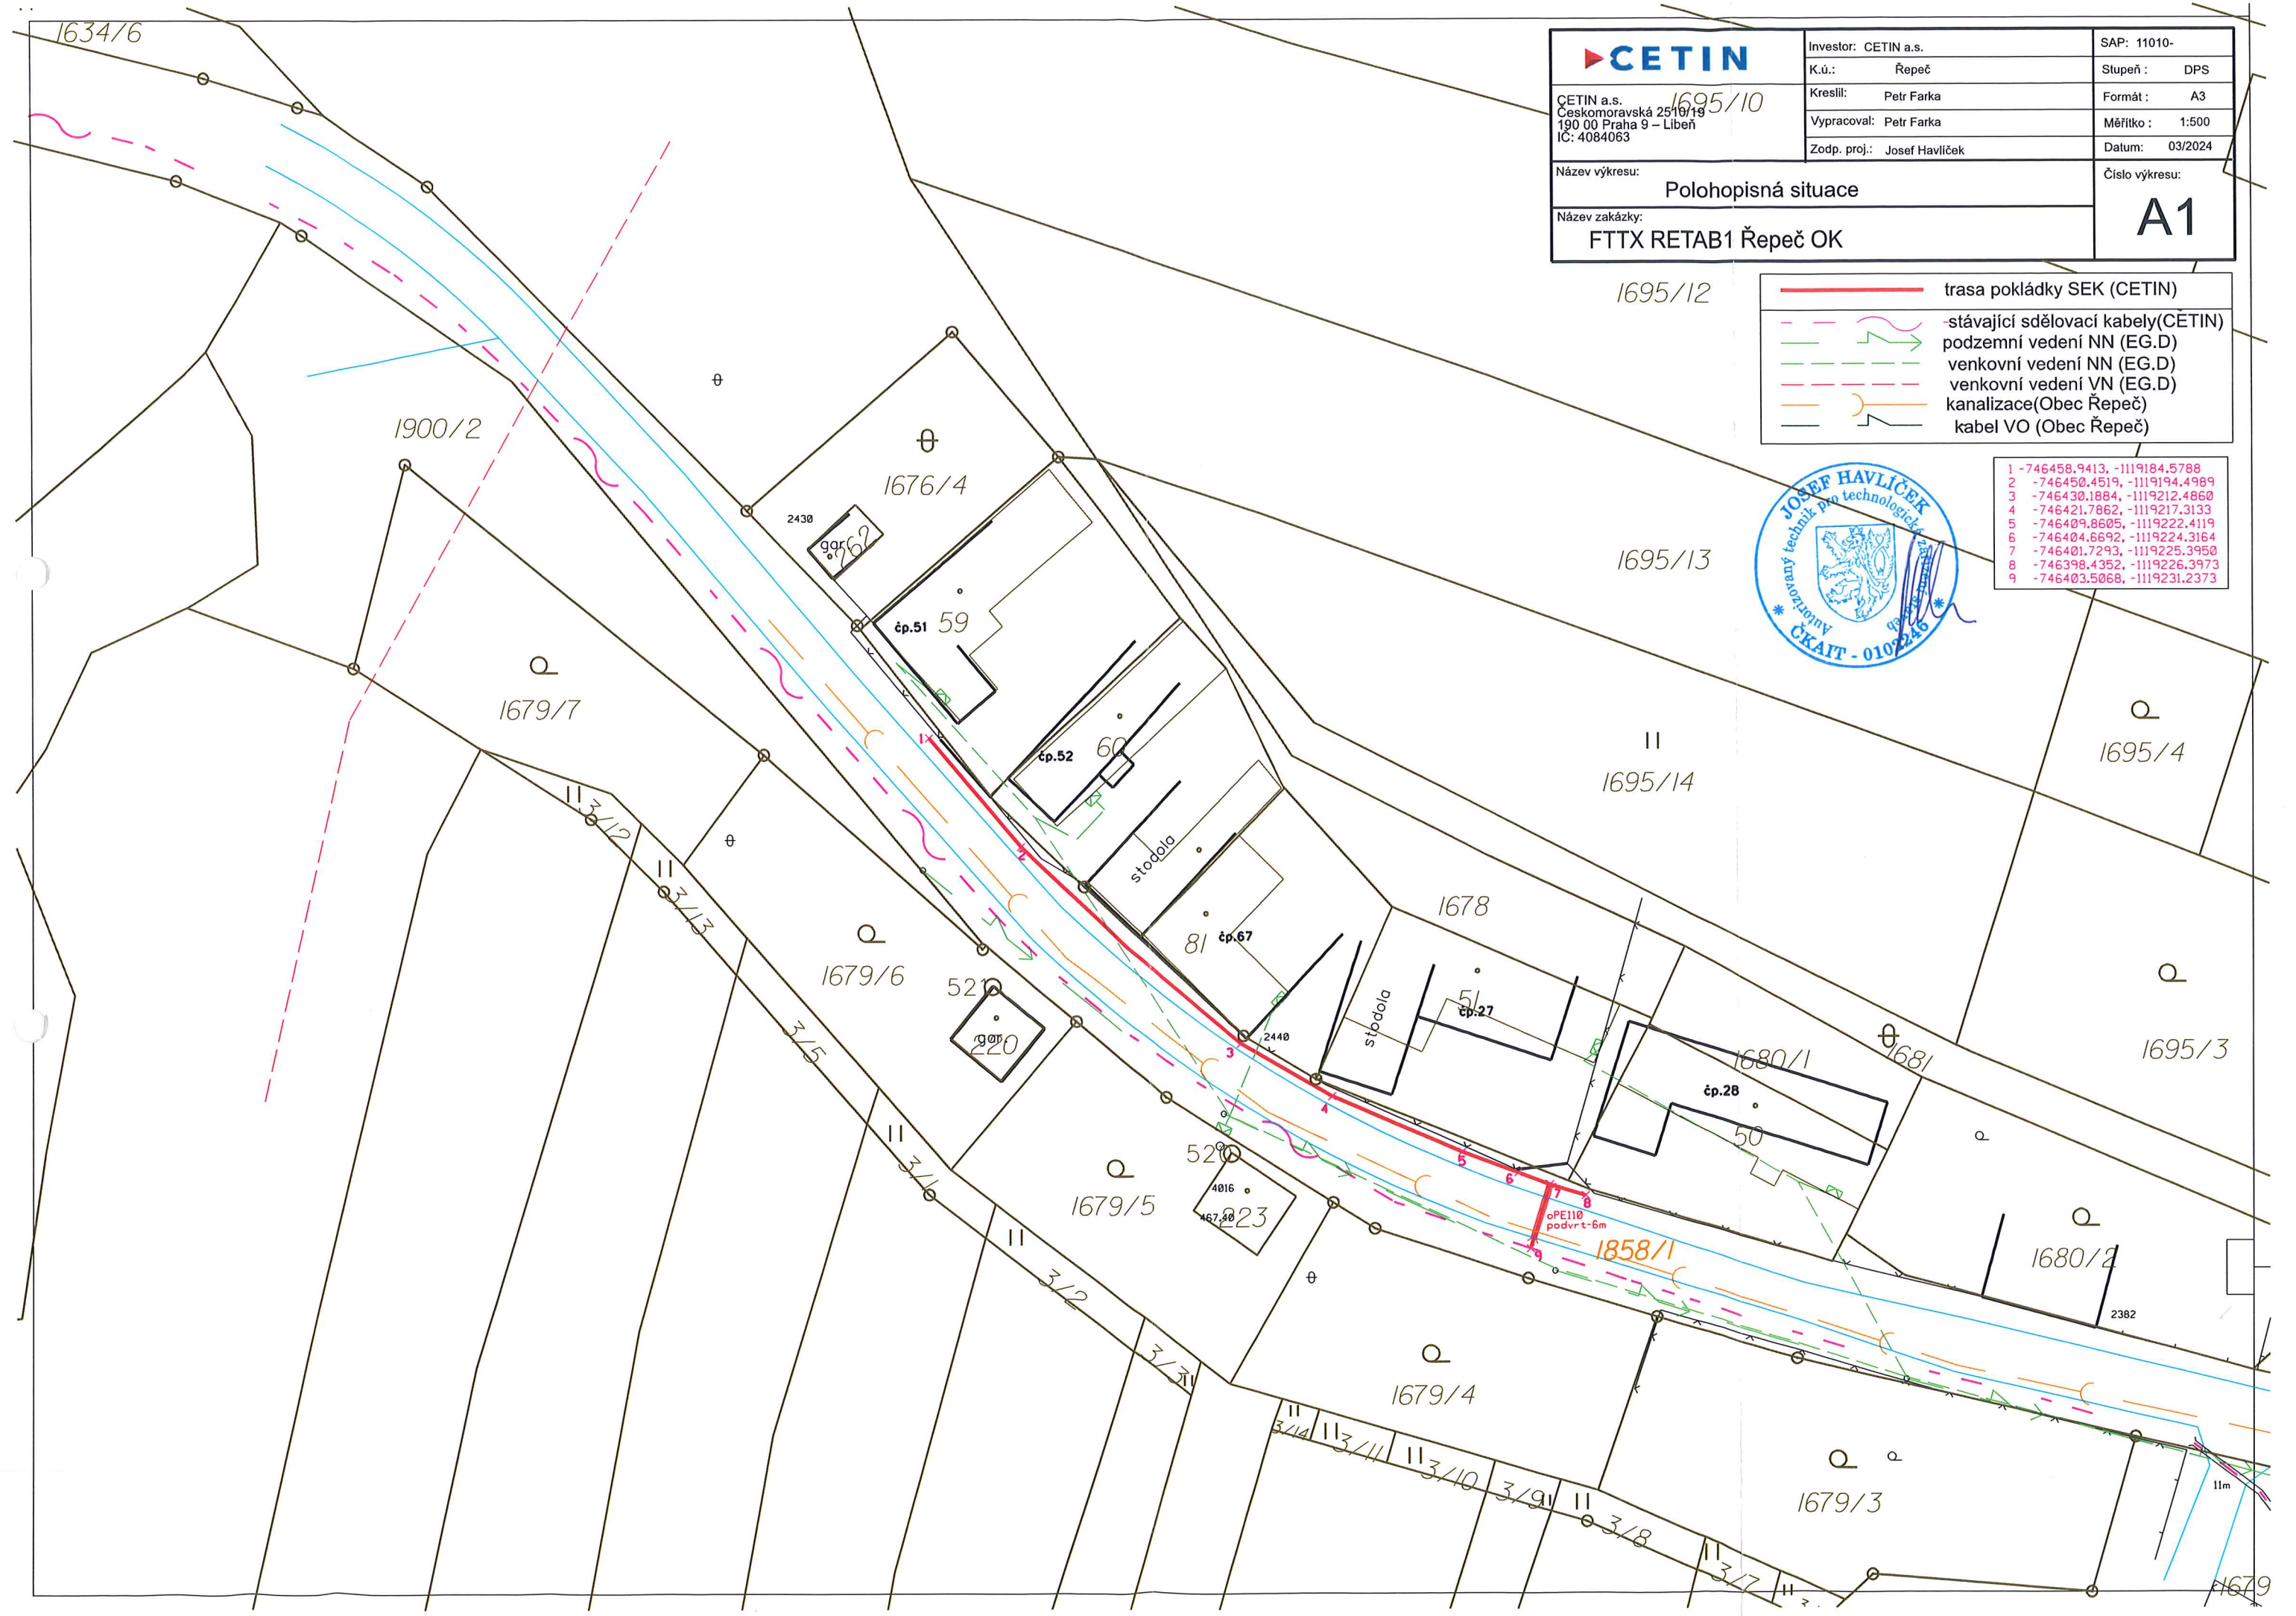
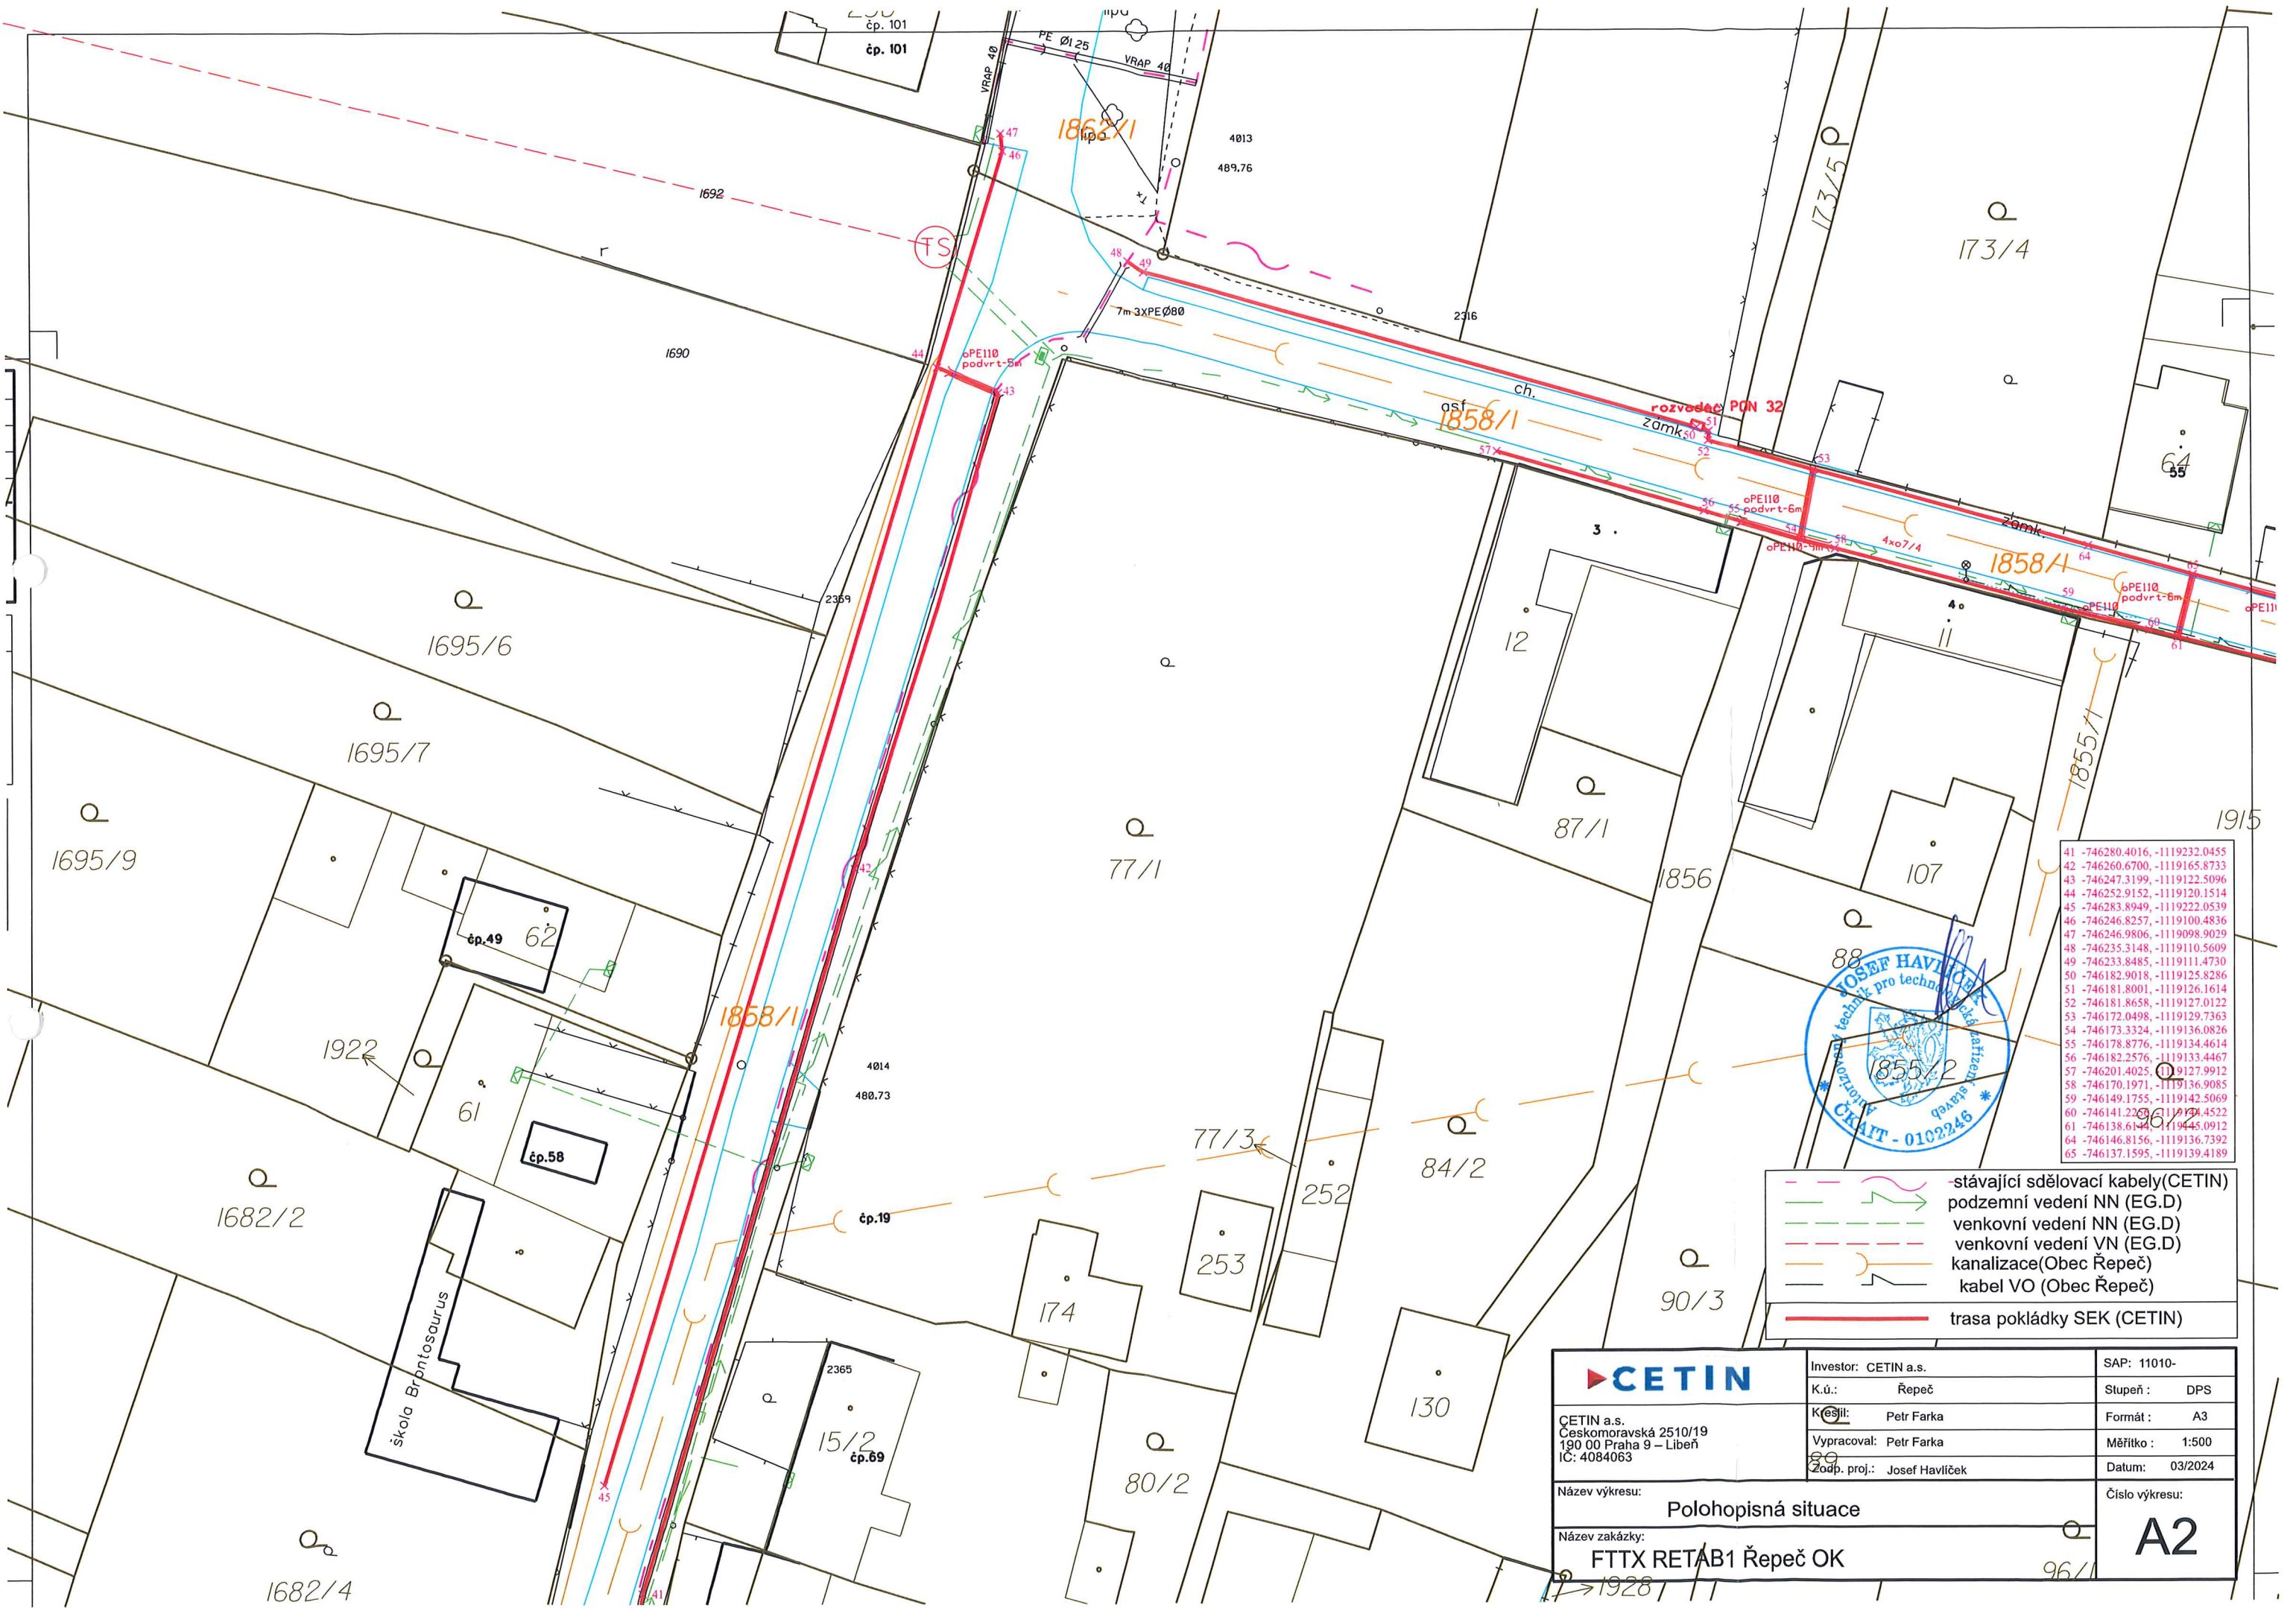
 CETIN a.s. Českomoravská 2510/19 190 00 Praha 9 – Libeň IČ: 4084063	Investor: CETIN a.s.	SAP: 11010-
	K.ú.: Řepeč	Stupeň: DPS
	Kreslil: Petr Farka	Formát: A3
	Vypracoval: Petr Farka	Měřítko: 1:500
	Zodp. proj.: Josef Havlíček	Datum: 03/2024
Název výkresu: Polohopisná situace		Číslo výkresu: <b>A1</b>
Název zakázky: FTTX RETAB1 Řepeč OK		

	trasa pokládky SEK (CETIN)
	-stávající sdělovací kabely(CETIN)
	podzemní vedení NN (EG.D)
	venkovní vedení NN (EG.D)
	venkovní vedení VN (EG.D)
	kanalizace(Obec Řepeč)
	kabel VO (Obec Řepeč)



1	-746458.9413, -1119184.5788
2	-746450.4519, -1119194.4989
3	-746430.1884, -1119212.4860
4	-746421.7862, -1119217.3133
5	-746409.8605, -1119222.4119
6	-746404.6692, -1119224.3164
7	-746401.7293, -1119225.3950
8	-746398.4352, -1119226.3973
9	-746403.5068, -1119231.2373






- 41 -746280.4016, -1119232.0455
- 42 -746260.6700, -1119165.8733
- 43 -746247.3199, -1119122.5096
- 44 -746252.9152, -1119120.1514
- 45 -746283.8949, -1119222.0539
- 46 -746246.8257, -1119100.4836
- 47 -746246.9806, -1119098.9029
- 48 -746235.3148, -1119110.5609
- 49 -746233.8485, -1119111.4730
- 50 -746182.9018, -1119125.8286
- 51 -746181.8001, -1119126.1614
- 52 -746181.8658, -1119127.0122
- 53 -746172.0498, -1119129.7363
- 54 -746173.3324, -1119136.0826
- 55 -746178.8776, -1119134.4614
- 56 -746182.2576, -1119133.4467
- 57 -746201.4025, -1119127.9912
- 58 -746170.1971, -1119136.9085
- 59 -746149.1755, -1119142.5069
- 60 -746141.2200, -1119144.4522
- 61 -746138.6144, -1119145.0912
- 64 -746146.8156, -1119136.7392
- 65 -746137.1595, -1119139.4189

- stávající sdělovací kabely(CETIN)
- podzemní vedení NN (EG.D)
- venkovní vedení NN (EG.D)
- venkovní vedení VN (EG.D)
- kanalizace(Obec Řepeč)
- kabel VO (Obec Řepeč)
- trasa pokládky SEK (CETIN)


<b>CETIN</b>	Investor: CETIN a.s.	SAP: 11010-
	K.ú.: Řepeč	Stupeň: DPS
CETIN a.s. Českomoravská 2510/19 190 00 Praha 9 – Libeň IČ: 4084063	Kreslil: Petr Farka	Formát: A3
	Vypracoval: Petr Farka	Měřítko: 1:500
	Zodp. proj.: Josef Havlíček	Datum: 03/2024
Název výkresu:	Polohopisná situace	
Název zakázky:	FTTX RETAB1 Řepeč OK	
		<b>A2</b>

- 62 -746116.9182, -1119150.4002
- 63 -746108.4944, -1119152.5260
- 66 -746125.5168, -1119142.5298
- 67 -746113.9843, -1119145.6297
- 68 -746091.6739, -1119151.6575
- 69 -746084.9154, -1119153.6770
- 70 -746083.4698, -1119154.1016
- 71 -746052.3343, -1119163.5522
- 72 -746050.8707, -1119163.9958
- 73 -746050.8707, -1119163.9958
- 74 -746060.0711, -1119167.4324
- 75 -746060.1577, -1119167.7271
- 76 -746060.1577, -1119167.7271
- 77 -746060.1577, -1119167.7271
- 255 -746029.5784, -1119170.4225
- 256 -746016.7051, -1119174.1794
- 257 -746008.2199, -1119176.6190
- 258 -746002.2924, -1119178.3822
- 259 -745997.0652, -1119179.9371
- 78 -745998.9665, -1119186.1186
- 79 -746006.1173, -1119183.4491
- 80 -745988.7818, -1119189.6383
- 81 -745983.6415, -1119191.3483
- 82 -745974.1817, -1119194.4815
- 83 -745964.5068, -1119197.2702
- 84 -745963.2770, -1119197.2527
- 85 -745962.1701, -1119197.5339
- 86 -745991.5945, -1119181.5644
- 87 -745985.6986, -1119183.3182
- 88 -745976.7845, -1119185.8117
- 89 -745959.8763, -1119190.5223
- 90 -745940.6115, -1119194.6931
- 91 -745938.2452, -1119195.1866
- 92 -745927.7119, -1119197.3833

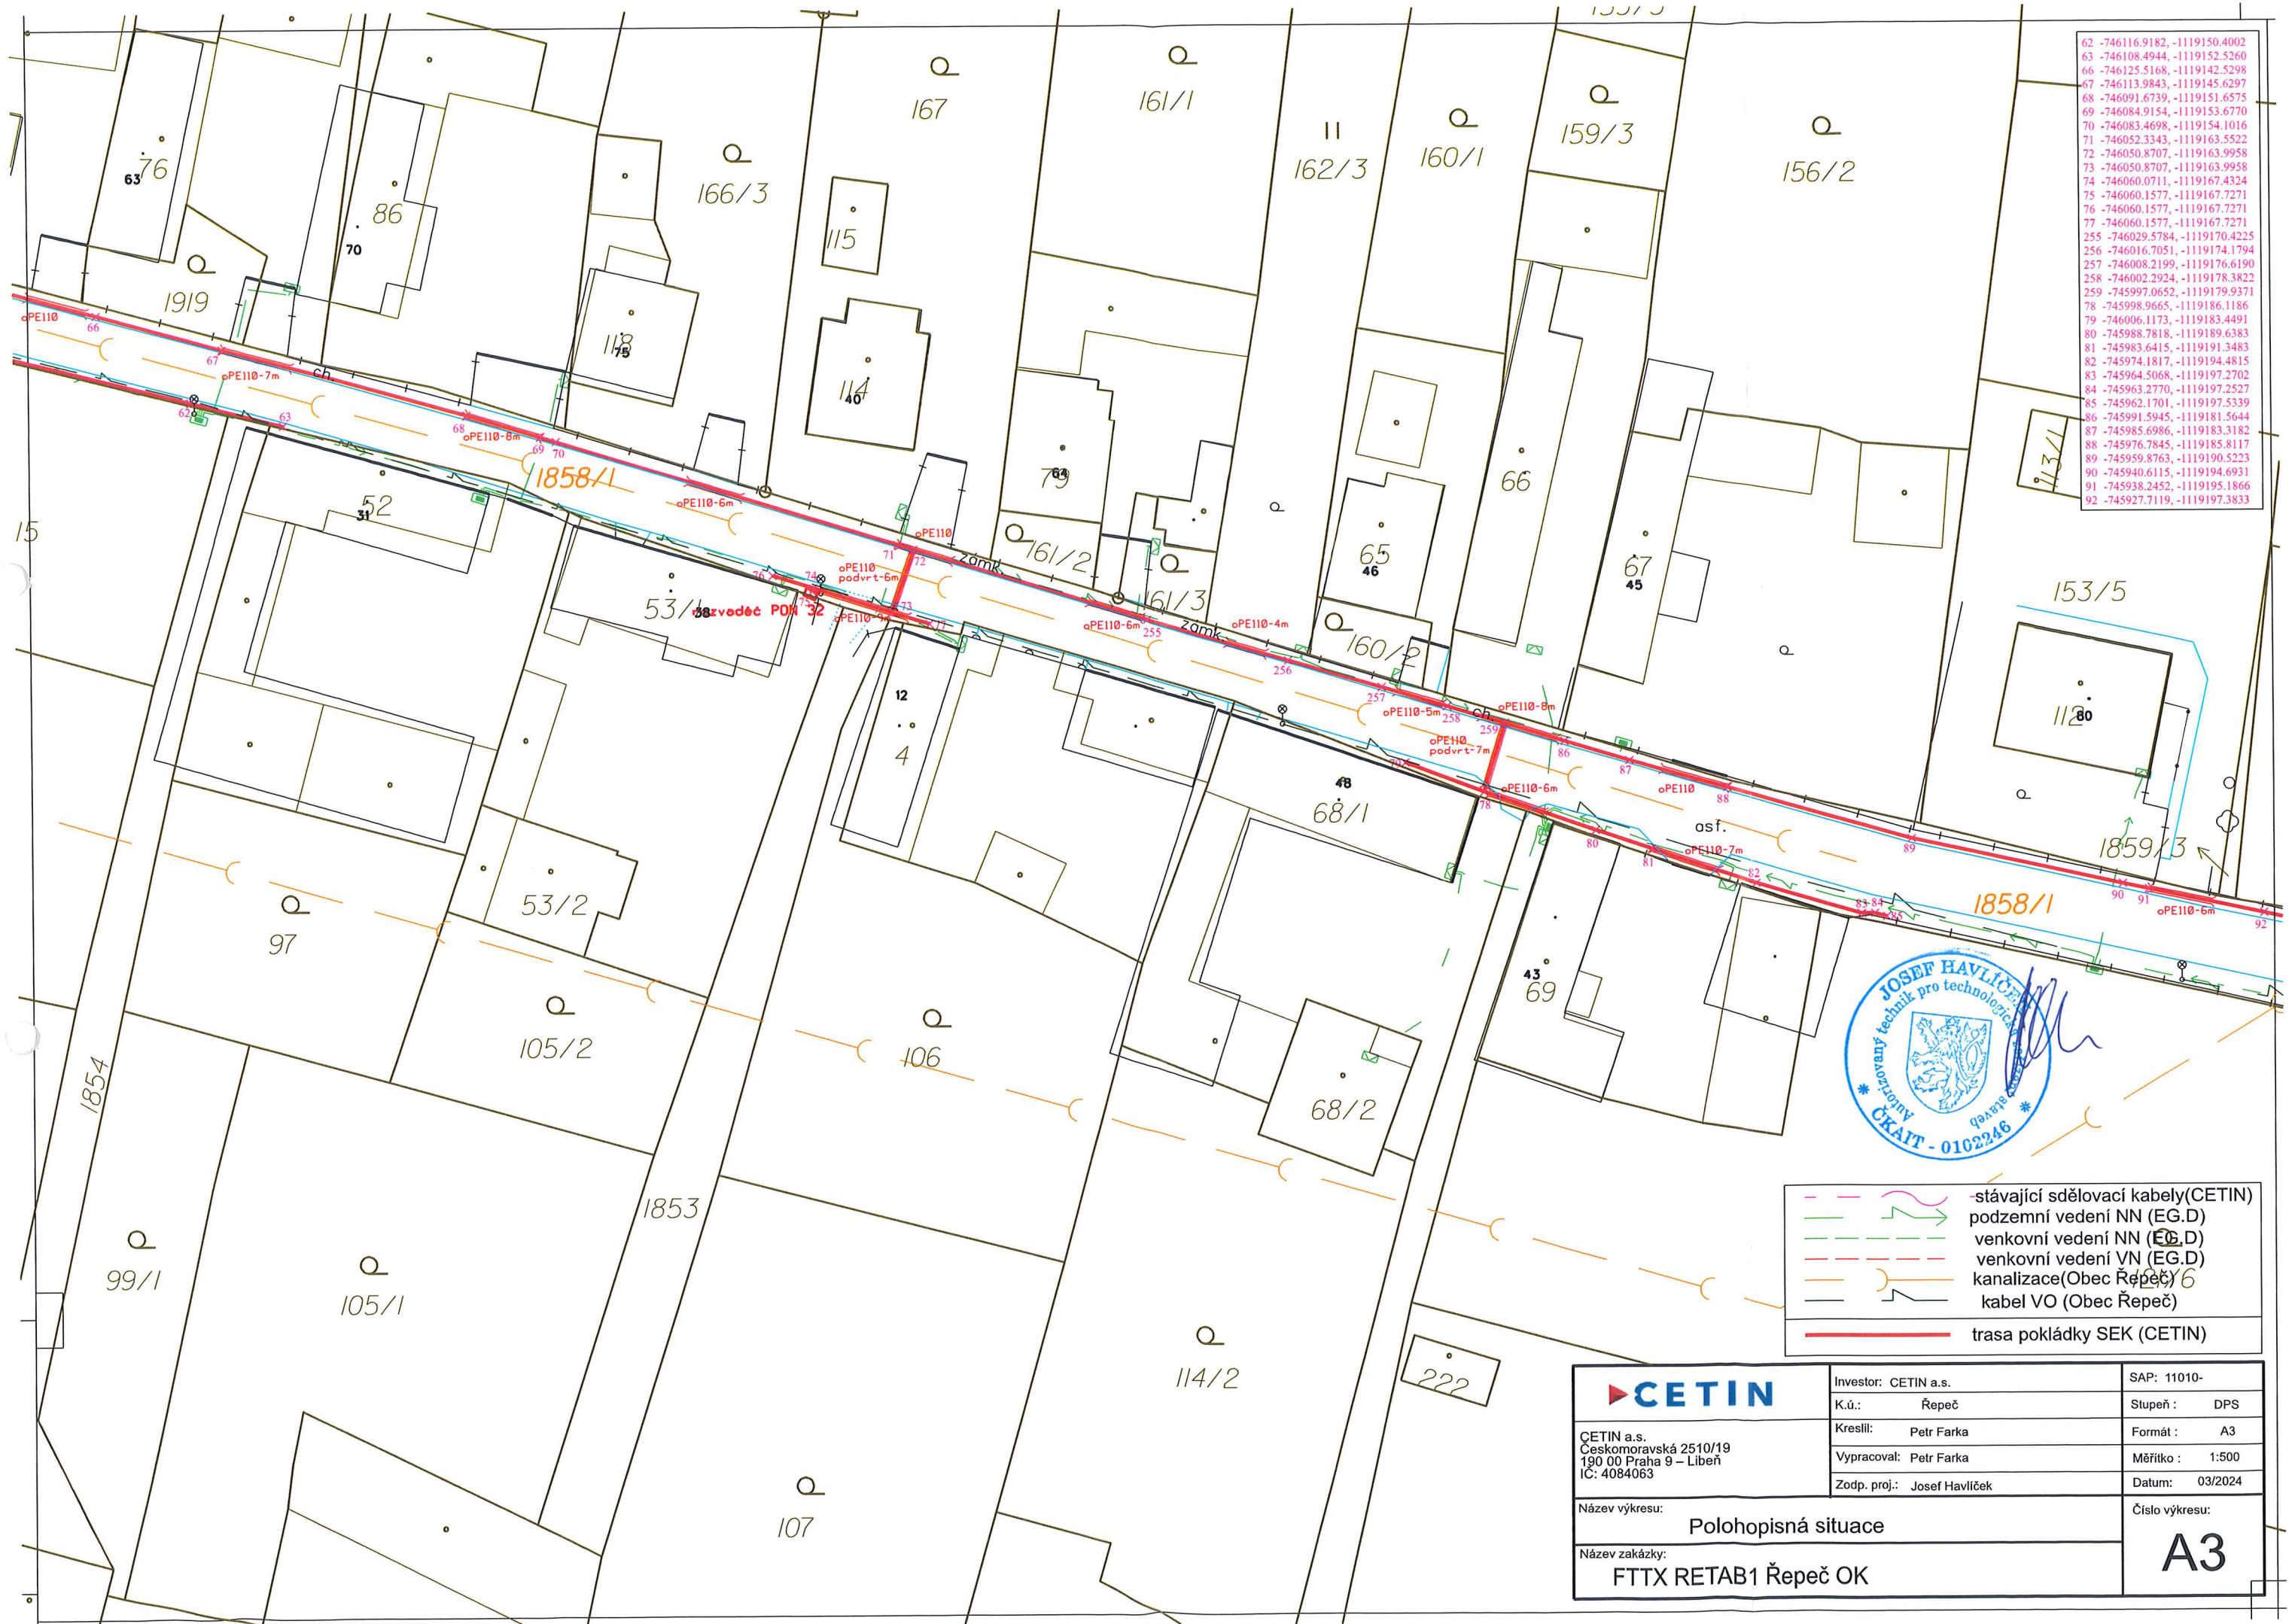






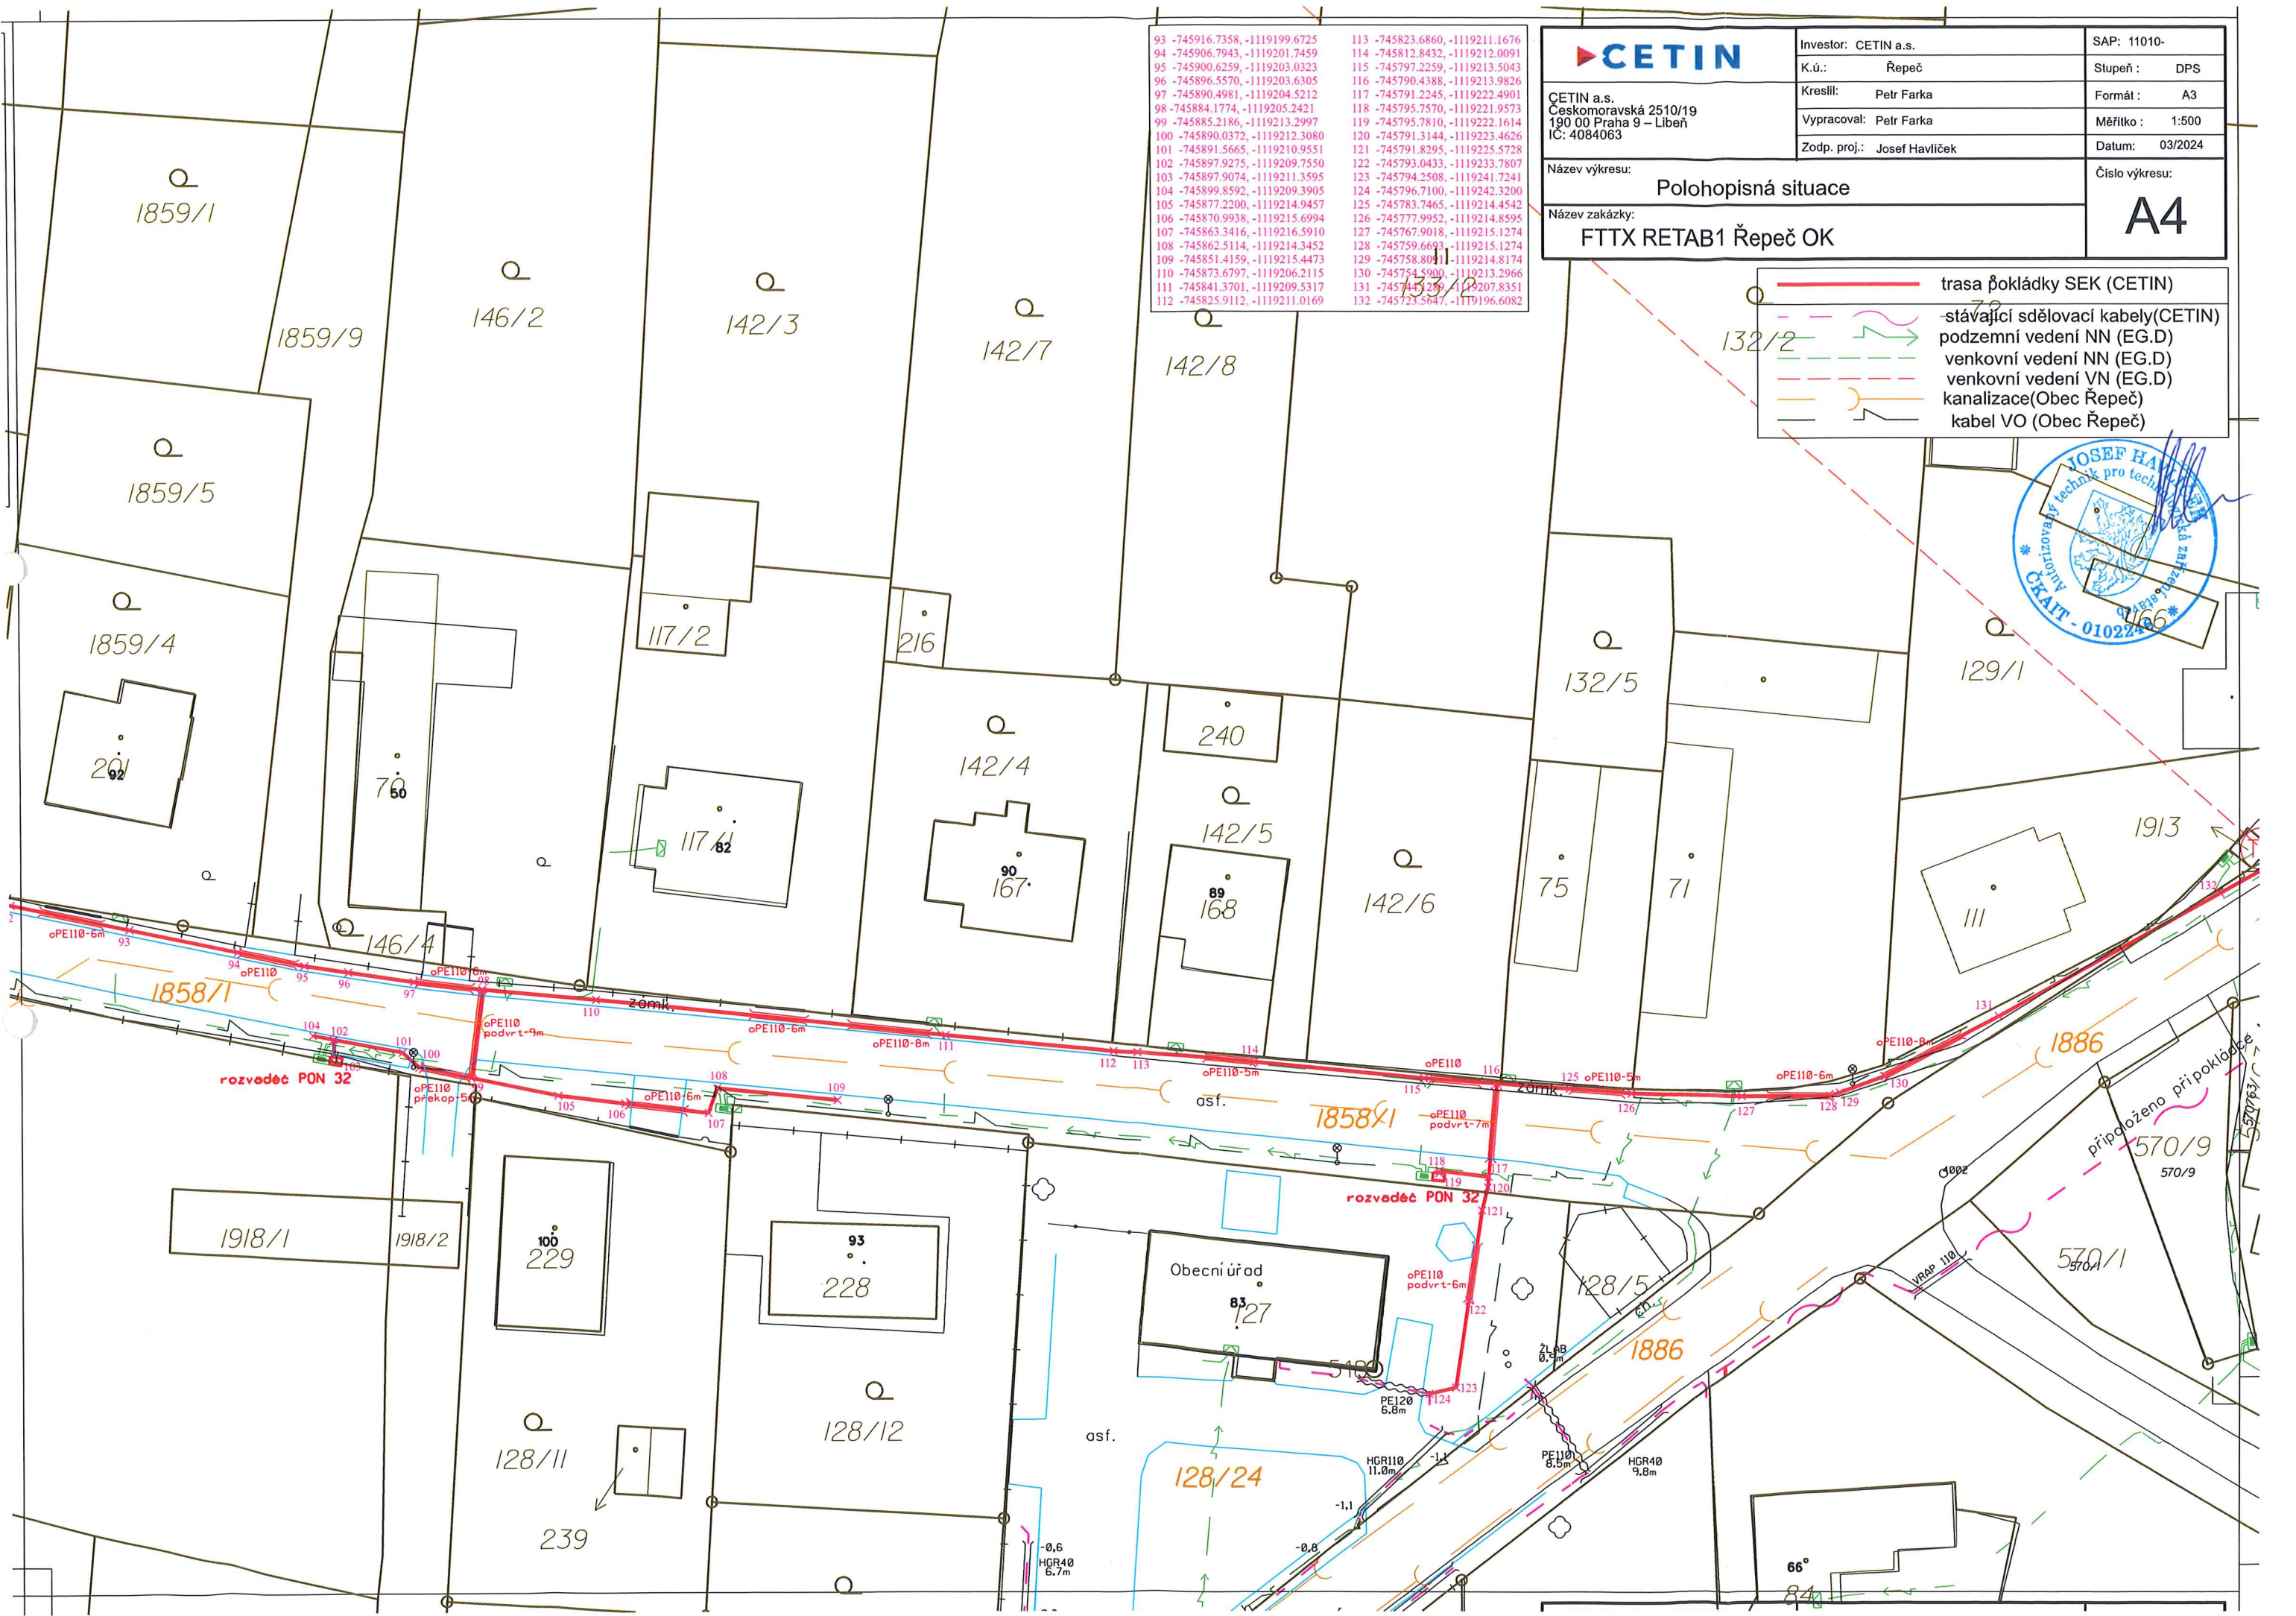
- stávající sdělovací kabely (CETIN)
- podzemní vedení NN (EG.D)
- venkovní vedení NN (EG.D)
- venkovní vedení VN (EG.D)
- kanalizace (Obec Řepeč)
- kabel VO (Obec Řepeč)
- trasa pokládky SEK (CETIN)


<p>CETIN a.s. Českomoravská 2510/19 190 00 Praha 9 – Libeň IČ: 4084063</p>	Investor: CETIN a.s.	SAP: 11010-
	K.ú.: Řepeč	Stupeň: DPS
	Kreslil: Petr Farka	Formát: A3
	Vypracoval: Petr Farka	Měřítko: 1:500
	Zodp. proj.: Josef Havlíček	Datum: 03/2024
Název výkresu: Polohopisná situace		Číslo výkresu: <b>A3</b>
Název zakázky: FTTX RETAB1 Řepeč OK		

 <b>CETIN a.s.</b> Českomoravská 2510/19 190 00 Praha 9 – Libeň IČ: 4084063	Investor: CETIN a.s.	SAP: 11010-
	K.ú.: Řepeč	Stupeň: DPS
	Kreslil: Petr Farka	Formát: A3
	Vypracoval: Petr Farka	Měřítko: 1:500
Zodp. proj.: Josef Havlíček		Datum: 03/2024
Název výkresu: <b>Polohopisná situace</b>		Číslo výkresu: <b>A4</b>
Název zakázky: <b>FTTX RETAB1 Řepeč OK</b>		

93 -745916.7358, -1119199.6725	113 -745823.6860, -1119211.1676
94 -745906.7943, -1119201.7459	114 -745812.8432, -1119212.0091
95 -745900.6259, -1119203.0323	115 -745797.2259, -1119213.5043
96 -745896.5570, -1119203.6305	116 -745790.4388, -1119213.9826
97 -745890.4981, -1119204.5212	117 -745791.2245, -1119222.4901
98 -745884.1774, -1119205.2421	118 -745795.7570, -1119221.9573
99 -745885.2186, -1119213.2997	119 -745795.7810, -1119222.1614
100 -745890.0372, -1119212.3080	120 -745791.3144, -1119223.4626
101 -745891.5665, -1119210.9551	121 -745791.8295, -1119225.5728
102 -745897.9275, -1119209.7550	122 -745793.0433, -1119233.7807
103 -745897.9074, -1119211.3595	123 -745794.2508, -1119241.7241
104 -745899.8592, -1119209.3905	124 -745796.7100, -1119242.3200
105 -745877.2200, -1119214.9457	125 -745783.7465, -1119214.4542
106 -745870.9938, -1119215.6994	126 -745777.9952, -1119214.8595
107 -745863.3416, -1119216.5910	127 -745767.9018, -1119215.1274
108 -745862.5114, -1119214.3452	128 -745759.6693, -1119215.1274
109 -745851.4159, -1119215.4473	129 -745758.8011, -1119214.8174
110 -745873.6797, -1119206.2115	130 -745754.5900, -1119213.2966
111 -745841.3701, -1119209.5317	131 -745743.2861, -1119207.8351
112 -745825.9112, -1119211.0169	132 -745723.5647, -1119196.6082

-  trasa pokládky SEK (CETIN)
-  stávající sdělovací kabely (CETIN)
-  podzemní vedení NN (EG.D)
-  venkovní vedení NN (EG.D)
-  venkovní vedení VN (EG.D)
-  kanalizace (Obec Řepeč)
-  kabel VO (Obec Řepeč)



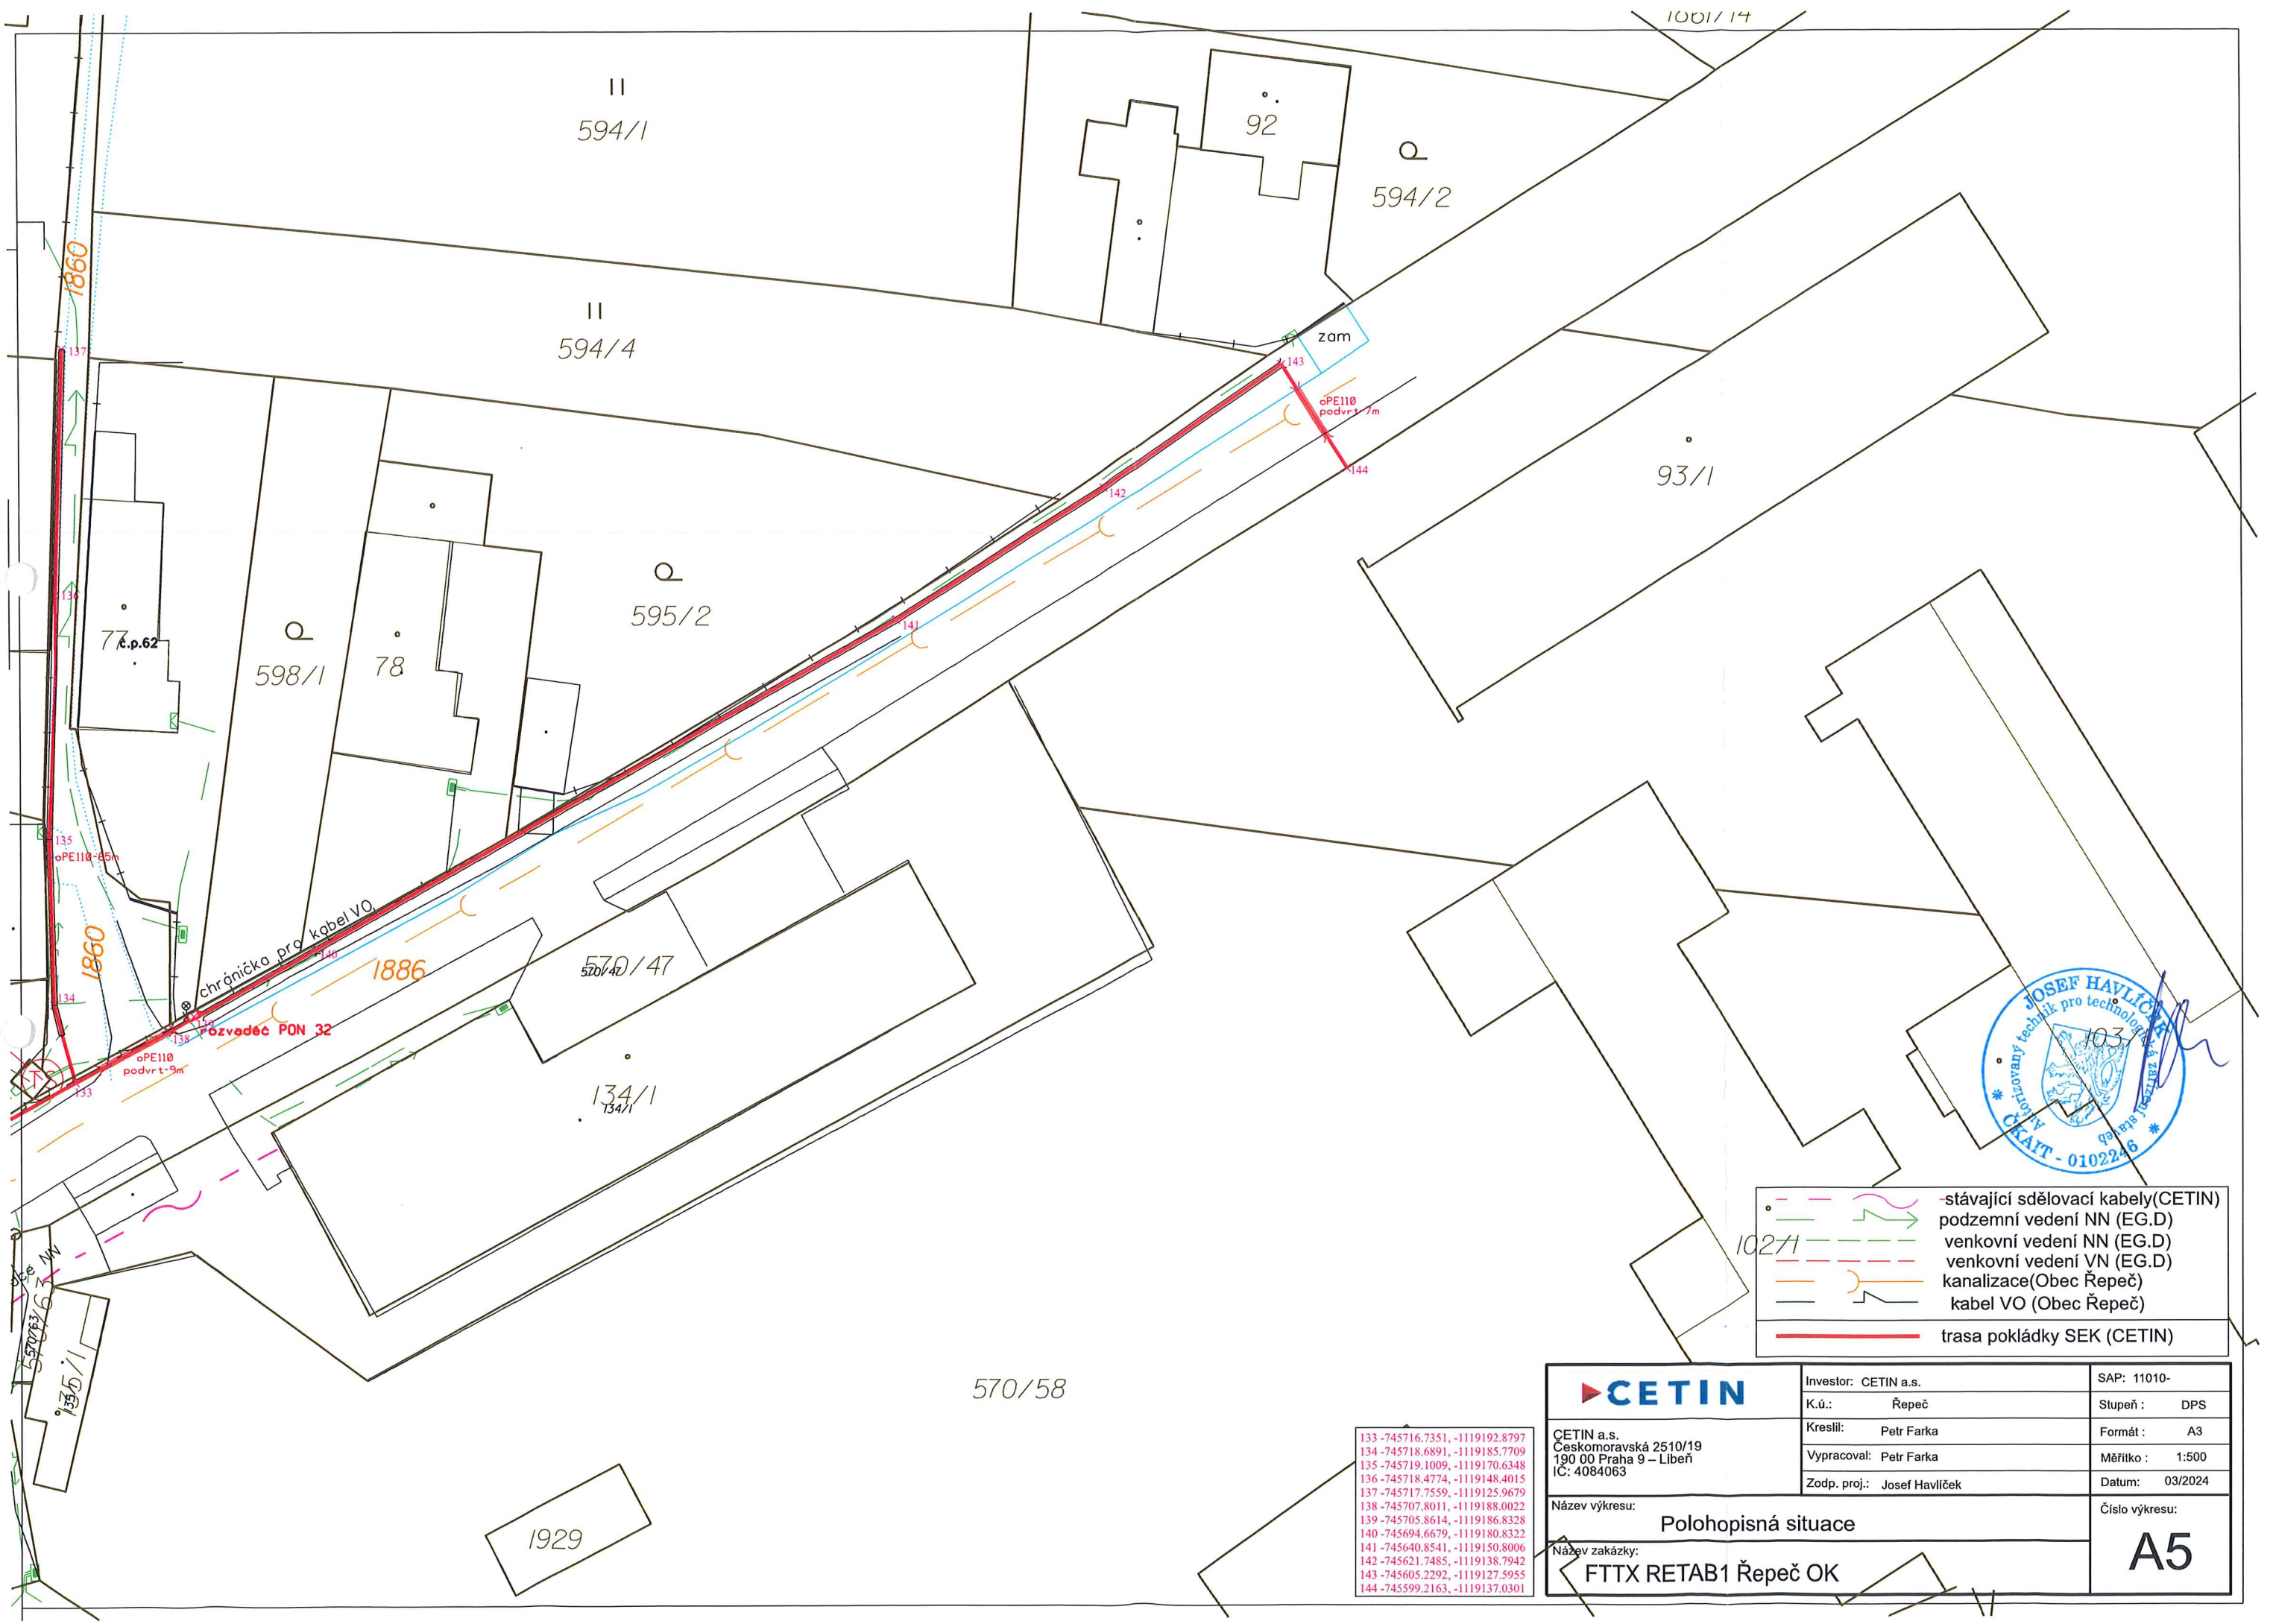


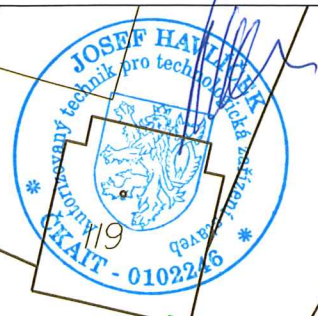
•	→	stávající sdělovací kabely(CETIN)
—	→	podzemní vedení NN (EG.D)
—	→	venkovní vedení NN (EG.D)
—	→	venkovní vedení VN (EG.D)
—	→	kanalizace(Obec Řepeč)
—	→	kabel VO (Obec Řepeč)
—	→	trasa pokládky SEK (CETIN)

- 133 -745716.7351, -1119192.8797
- 134 -745718.6891, -1119185.7709
- 135 -745719.1009, -1119170.6348
- 136 -745718.4774, -1119148.4015
- 137 -745717.7559, -1119125.9679
- 138 -745707.8011, -1119188.0022
- 139 -745705.8614, -1119186.8328
- 140 -745694.6679, -1119180.8322
- 141 -745640.8541, -1119150.8006
- 142 -745621.7485, -1119138.7942
- 143 -745605.2292, -1119127.5955
- 144 -745599.2163, -1119137.0301


<p><b>CETIN</b>          Českomoravská 2510/19          190 00 Praha 9 – Libeň          IČ: 4084063</p>	Investor: CETIN a.s.	SAP: 11010-
	K.ú.: Řepeč	Stupeň: DPS
	Kreslil: Petr Farka	Formát: A3
	Vypracoval: Petr Farka	Měřítko: 1:500
Název výkresu:	Zodp. proj.: Josef Havlíček	Datum: 03/2024
Název zakázky:	Číslo výkresu:	
FTTX RETAB1 Řepeč OK	A5	

 CETIN a.s. Ceskomoravská 2510/19 190 00 Praha 9 – Libeň IČ: 4084063	Investor: CETIN a.s.	SAP: 11010-
	K.ú.: Řepeč	Stupeň: DPS
	Kreslil: Petr Farka	Formát: A3
	Vypracoval: Petr Farka	Měřítko: 1:500
Zodp. proj.: Josef Havlíček		Datum: 03/2024
Název výkresu: Polohopisná situace		Číslo výkresu: <b>B2</b>
Název zakázky: FTTX RETAB1 Řepeč OK		


- trasa pokládky SEK (CETIN)
- - - stávající sdělovací kabely (CETIN)
- - - podzemní vedení NN (EG.D)
- - - venkovní vedení NN (EG.D)
- - - venkovní vedení VN (EG.D)
- - - kanalizace (Obec Řepeč)
- - - kabel VO (Obec Řepeč)



22	-746242.6099, -1119331.4839
23	-746231.3064, -1119335.2355
24	-746228.2218, -1119336.2690
25	-746214.6422, -1119341.8652
26	-746201.4793, -1119347.3185
27	-746186.0970, -1119353.3266
28	-746181.8786, -1119355.2210
29	-746178.6136, -1119356.6989
30	-746162.8139, -1119363.7848
31	-746159.9389, -1119365.3093
32	-746148.5263, -1119369.8680
33	-746139.6286, -1119373.8259
38	-746283.9000, -1119253.5500
39	-746283.6230, -1119251.9813
40	-746283.1895, -1119244.7531
179	-746282.9100, -1119253.8955
180	-746280.7859, -1119257.9740
181	-746278.2167, -1119259.5163
182	-746273.8219, -1119261.3081
183	-746265.6634, -1119264.6132
184	-746249.0925, -1119272.6032
185	-746224.0905, -1119284.6413
186	-746217.8422, -1119287.4115
187	-746190.3199, -1119298.3346
188	-746154.5823, -1119312.0320

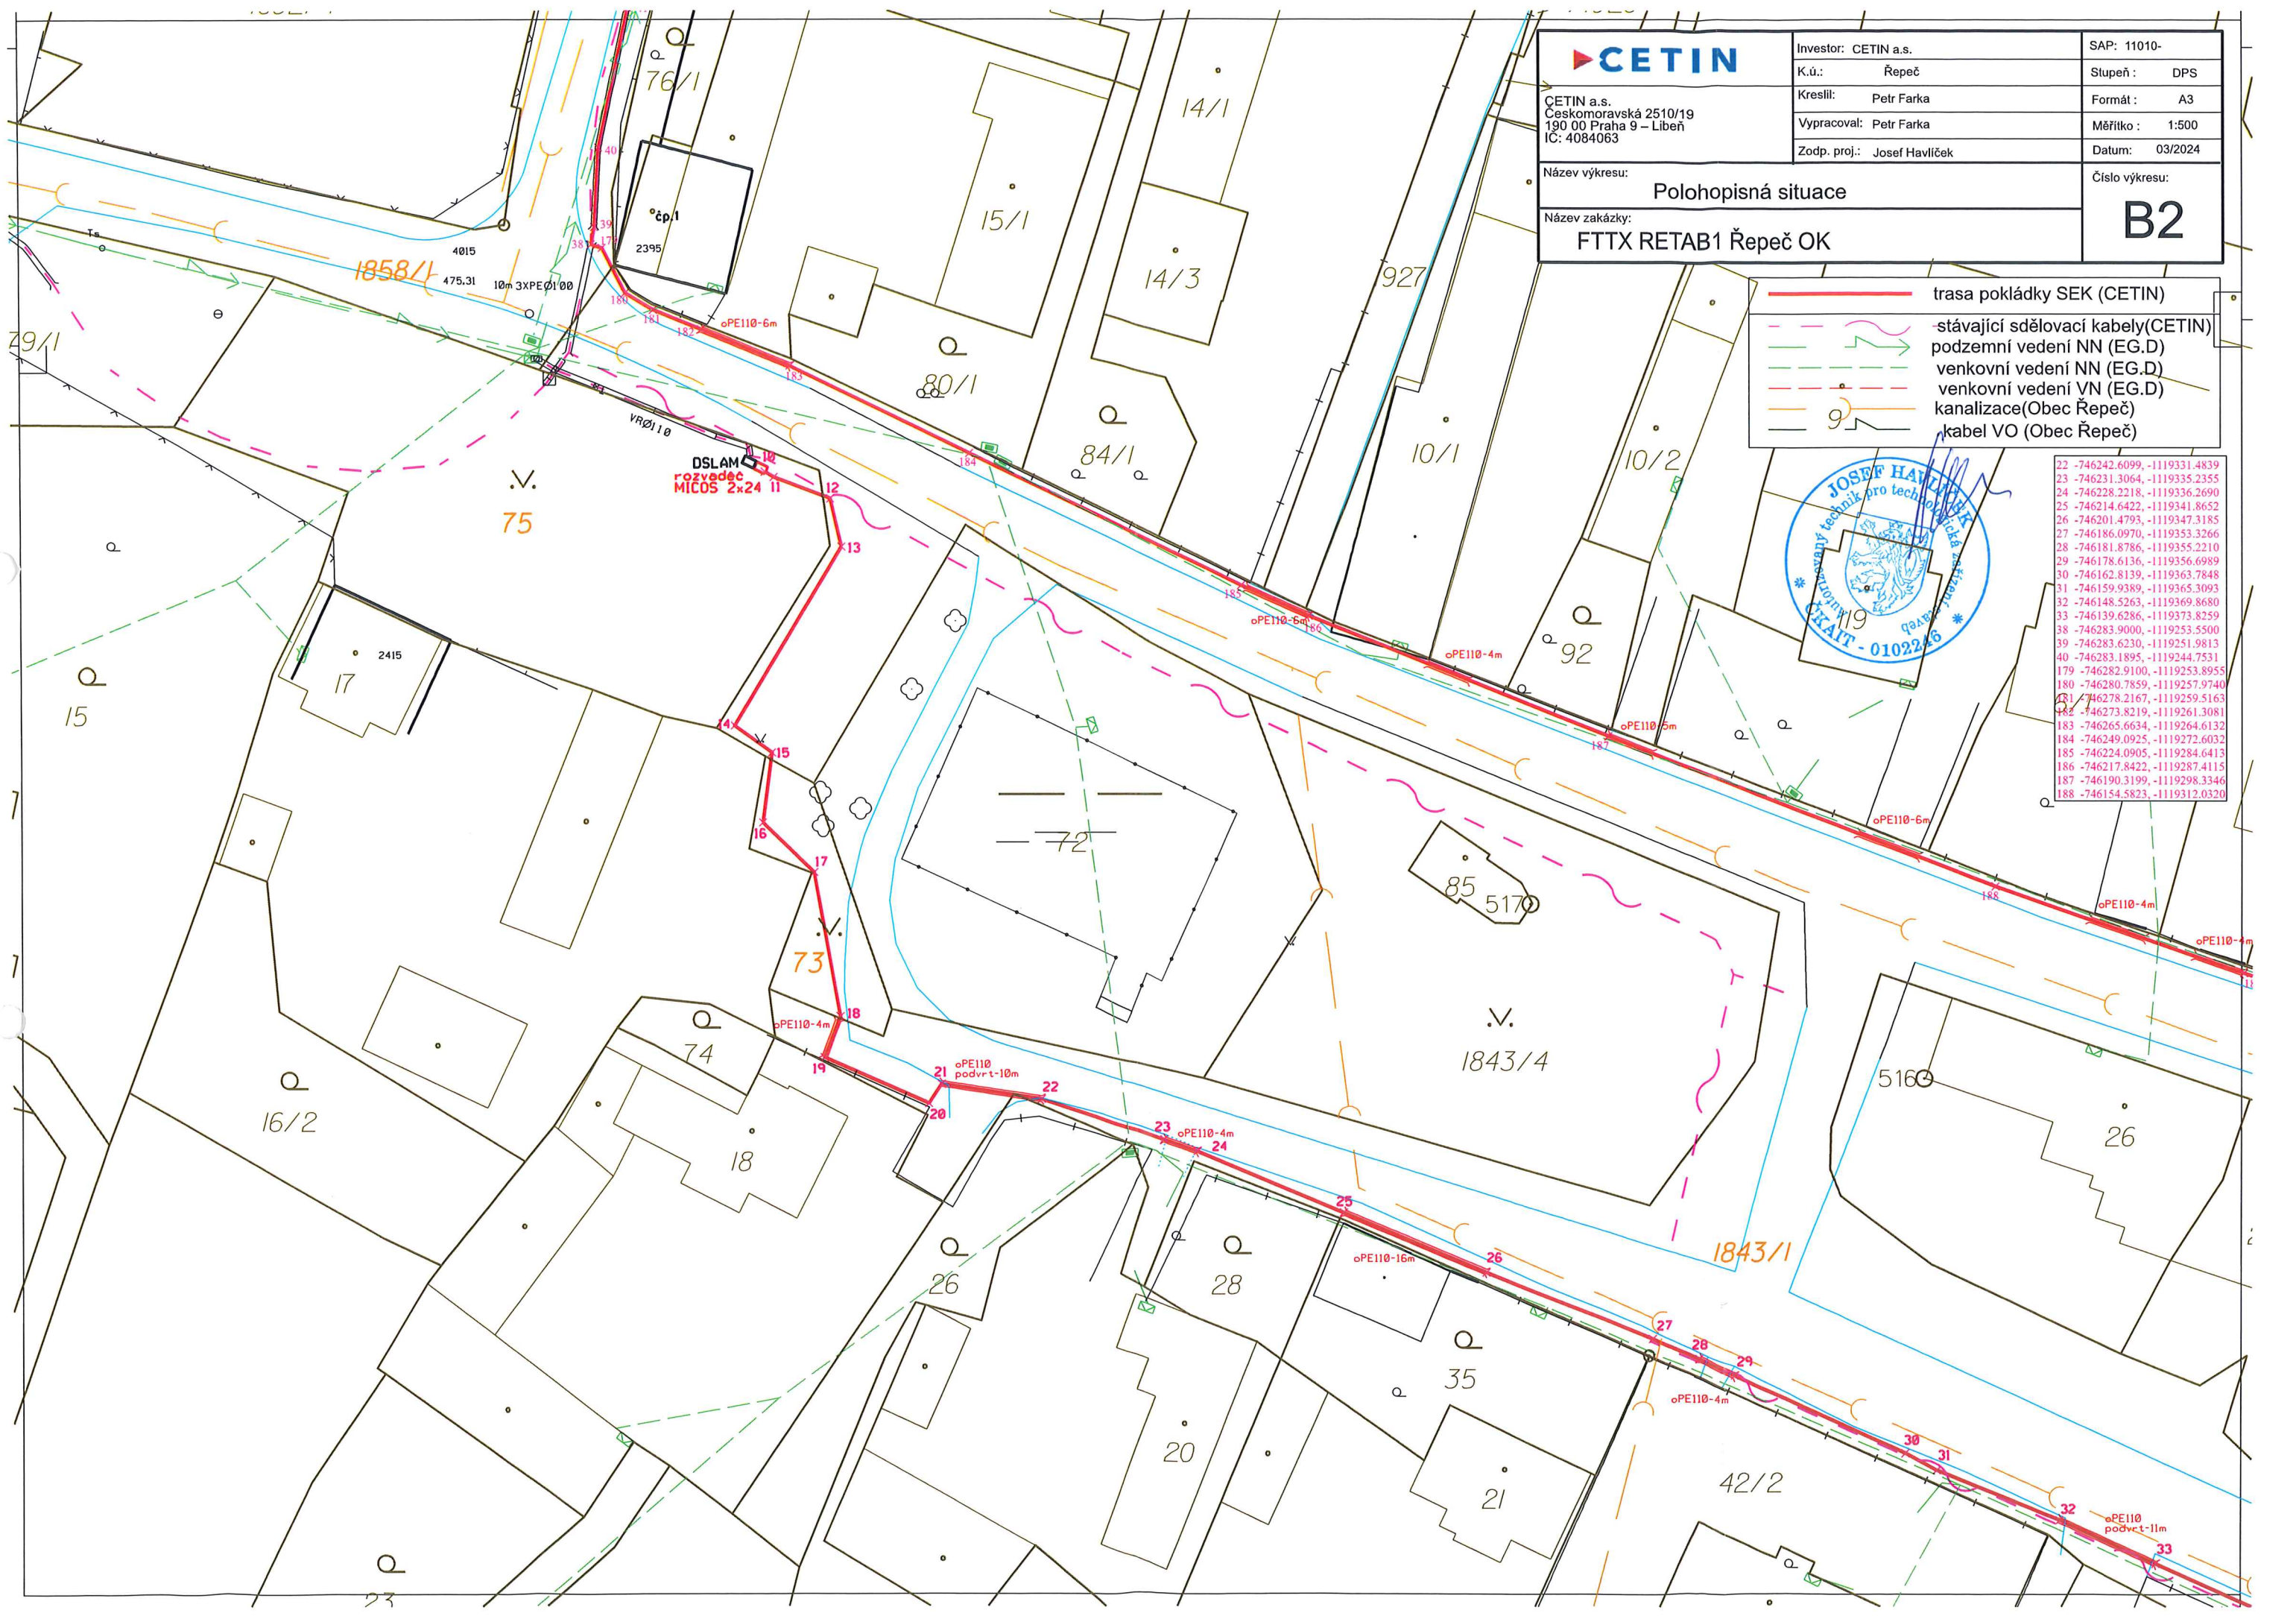








121/1

 CETIN a.s. Českomoravská 2510/19 190 00 Praha 9 – Libeň IČ: 4084063	Investor: CETIN a.s.	SAP: 11010-
	K.ú.: Řepeč	Stupeň: DPS
	Kreslil: Petr Farka	Formát: A3
	Vypracoval: Petr Farka	Měřítko: 1:500
	Zodp. proj.: Josef Havlíček	Datum: 03/2024
Název výkresu: Polohopisná situace		Číslo výkresu: <b>B3</b>
Název zakázky: FTTX RETAB1 Řepeč OK		


# Řepeč


## k.ú.Řepeč

	trasa pokládky SEK (CETIN)
	stávající sdělovací kabely (CETIN)
	podzemní vedení NN (EG.D)
	venkovní vedení NN (EG.D)
	venkovní vedení VN (EG.D)
	kanalizace (Obec Řepeč)
	kabel VO (Obec Řepeč)



189 -746131.5683, -1119319.9252
190 -746112.1997, -1119326.5741
191 -746104.7396, -1119329.1261
192 -746096.7596, -1119331.4646
193 -746100.4476, -1119341.9726
194 -746101.8168, -1119345.9154
195 -746071.3341, -1119340.3630
196 -746061.5400, -1119343.7900
197 -746082.5878, -1119371.1356
198 -746082.4952, -1119374.4814
199 -746081.8106, -1119375.2368
200 -746077.0133, -1119374.9283
201 -746075.7750, -1119381.2410
202 -746077.5656, -1119383.6159
203 -746069.4781, -1119389.9988
204 -746060.4565, -1119397.5368
205 -746054.7402, -1119400.5988
206 -746048.4831, -1119402.4894
210 -746080.7152, -1119387.7934
211 -746082.7898, -1119386.2293
212 -746088.4691, -1119384.1554
213 -746090.5381, -1119389.4430
214 -746091.8103, -1119388.9452

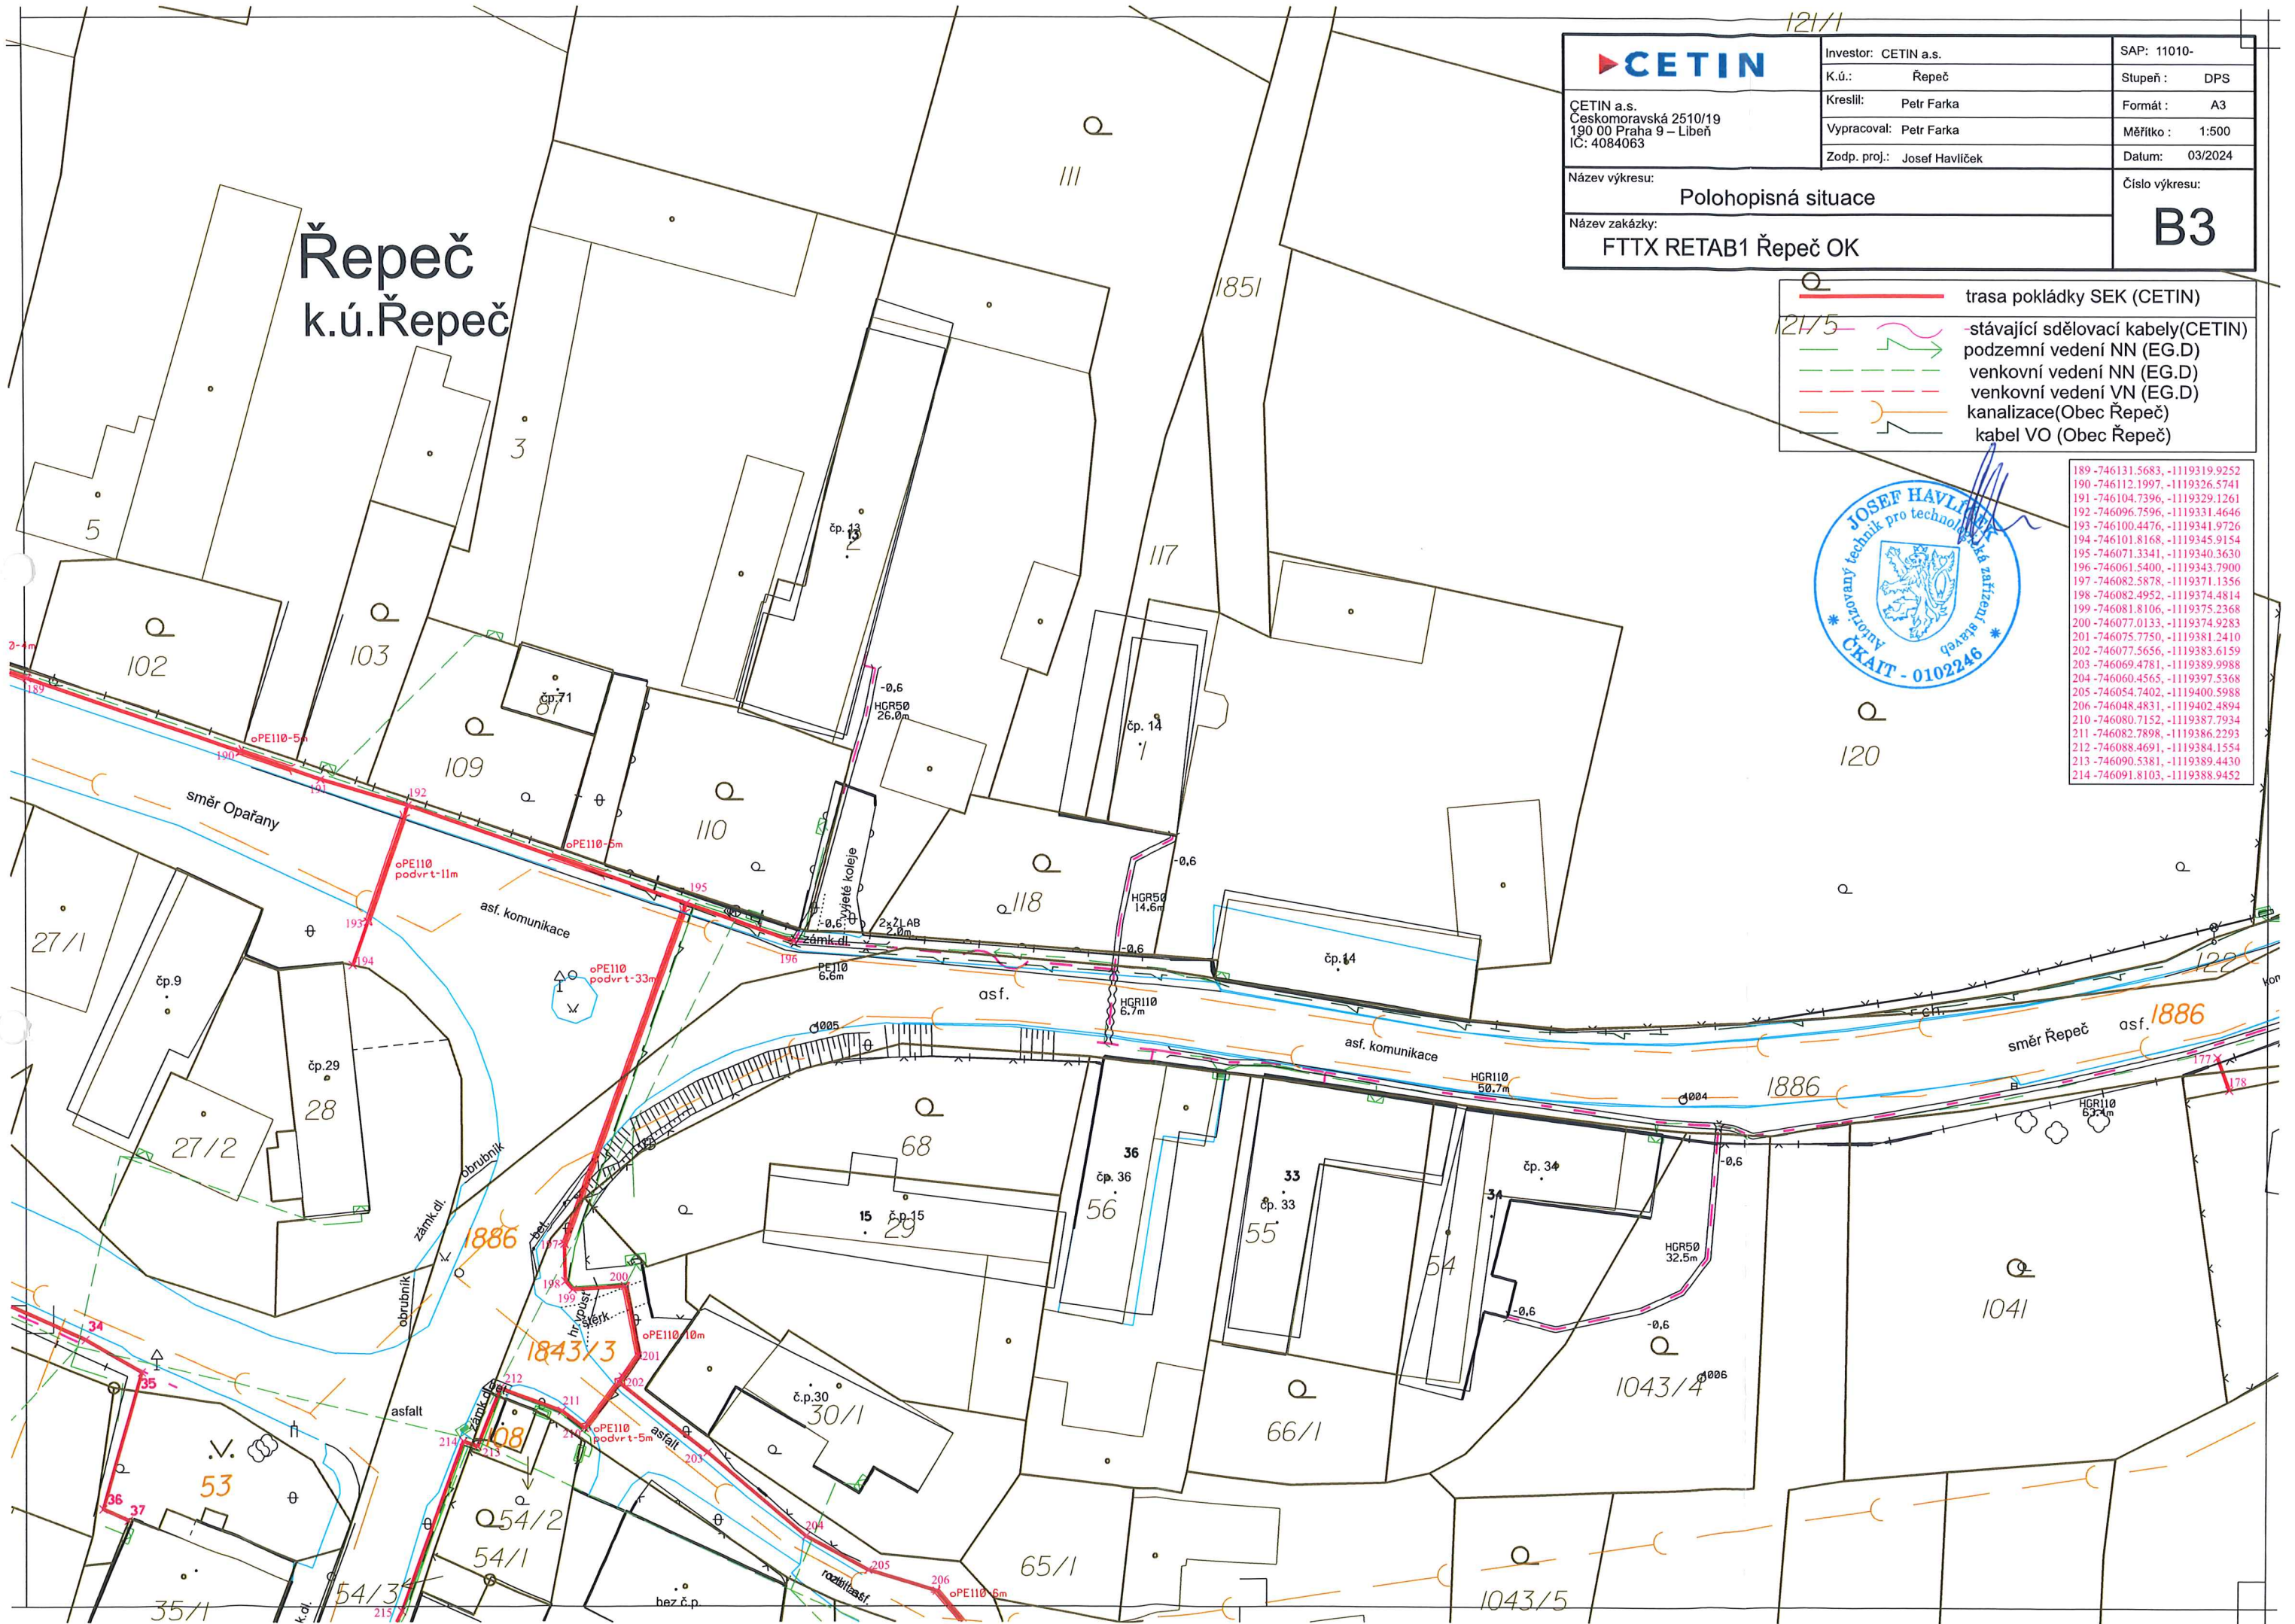

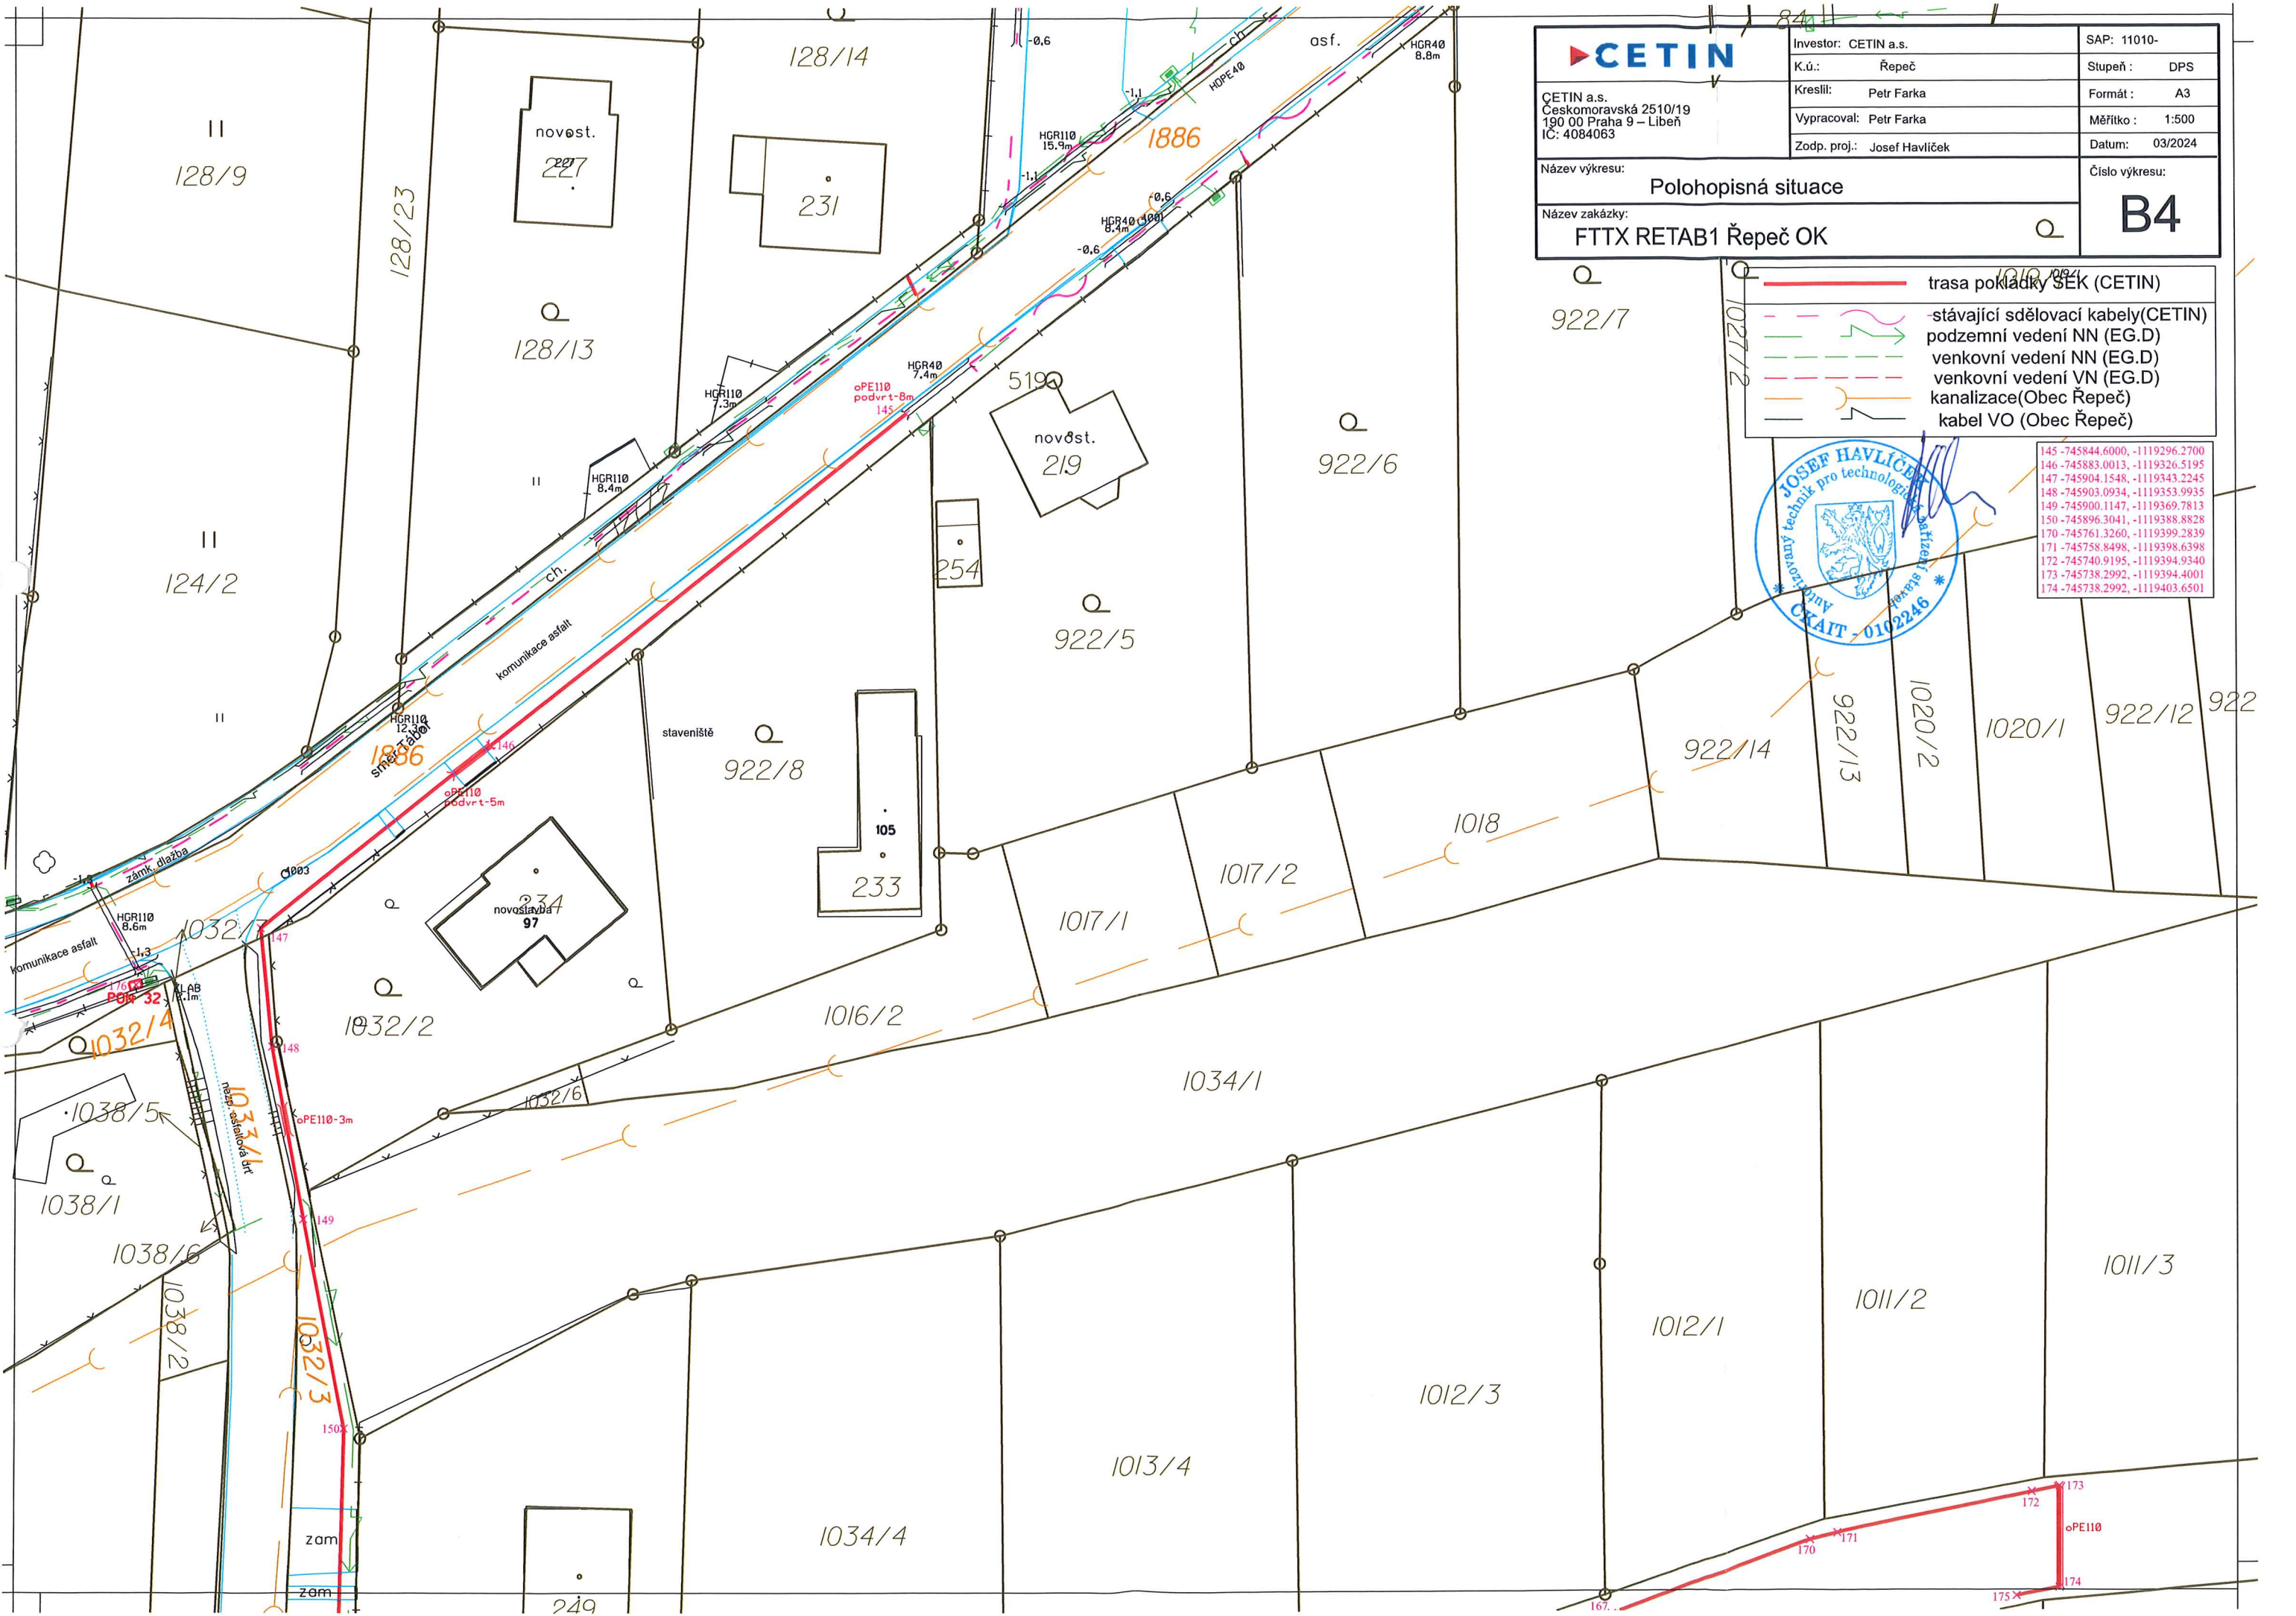

 CETIN a.s. Českomoravská 2510/19 190 00 Praha 9 – Libeň IČ: 4084063	Investor: CETIN a.s.	SAP: 11010-
	K.ú.: Řepeč	Stupeň: DPS
	Kreslil: Petr Farka	Formát: A3
	Vypracoval: Petr Farka	Měřítko: 1:500
	Zodp. proj.: Josef Havlíček	Datum: 03/2024
Název výkresu: Polohopisná situace		Číslo výkresu: <b>B4</b>
Název zakázky: FTTX RETAB1 Řepeč OK		

- trasa pokládky SEK (CETIN)
- stávající sdělovací kabely (CETIN)
- podzemní vedení NN (EG.D)
- venkovní vedení NN (EG.D)
- venkovní vedení VN (EG.D)
- kanalizace (Obec Řepeč)
- kabel VO (Obec Řepeč)




- 145 -745844.6000, -1119296.2700
- 146 -745883.0013, -1119326.5195
- 147 -745904.1548, -1119343.2245
- 148 -745903.0934, -1119353.9935
- 149 -745900.1147, -1119369.7813
- 150 -745896.3041, -1119388.8828
- 170 -745761.3260, -1119399.2839
- 171 -745758.8498, -1119398.6398
- 172 -745740.9195, -1119394.9340
- 173 -745738.2992, -1119394.4001
- 174 -745738.2992, -1119403.6501



247 -746176.8973, -1119517.9697  
 248 -746229.8316, -1119499.4589  
 249 -746228.4956, -1119495.8225  
 250 -746238.0519, -1119492.6525  
 251 -746265.9449, -1119484.7512  
 252 -746266.6239, -1119487.1481  
 253 -746272.8651, -1119482.3628  
 254 -746344.8037, -1119457.6520

<b>CETIN</b>		Investor: CETIN a.s.	SAP: 11010-
CETIN a.s. Českomoravská 2510/19 190 00 Praha 9 – Libeň IČ: 4084063		K.ú.: Řepeč	Stupeň: DPS
		Kreslil: Petr Farka	Formát: A3
		Vypracoval: Petr Farka	Měřítko: 1:500
		Zodp. proj.: Josef Havlíček	Datum: 03/2024
Název výkresu: <b>Polohopisná situace</b>			Číslo výkresu: <b>C2</b>
Název zakázky: <b>FTTX RETAB1 Řepeč OK</b>			

- trasa pokládky SEK (CETIN)
- - - stávající sdělovací kabely (CETIN)
- podzemní vedení NN (EG.D)
- - - venkovní vedení NN (EG.D)
- - - venkovní vedení VN (EG.D)
- kanalizace (Obec Řepeč)
- kabel VO (Obec Řepeč)

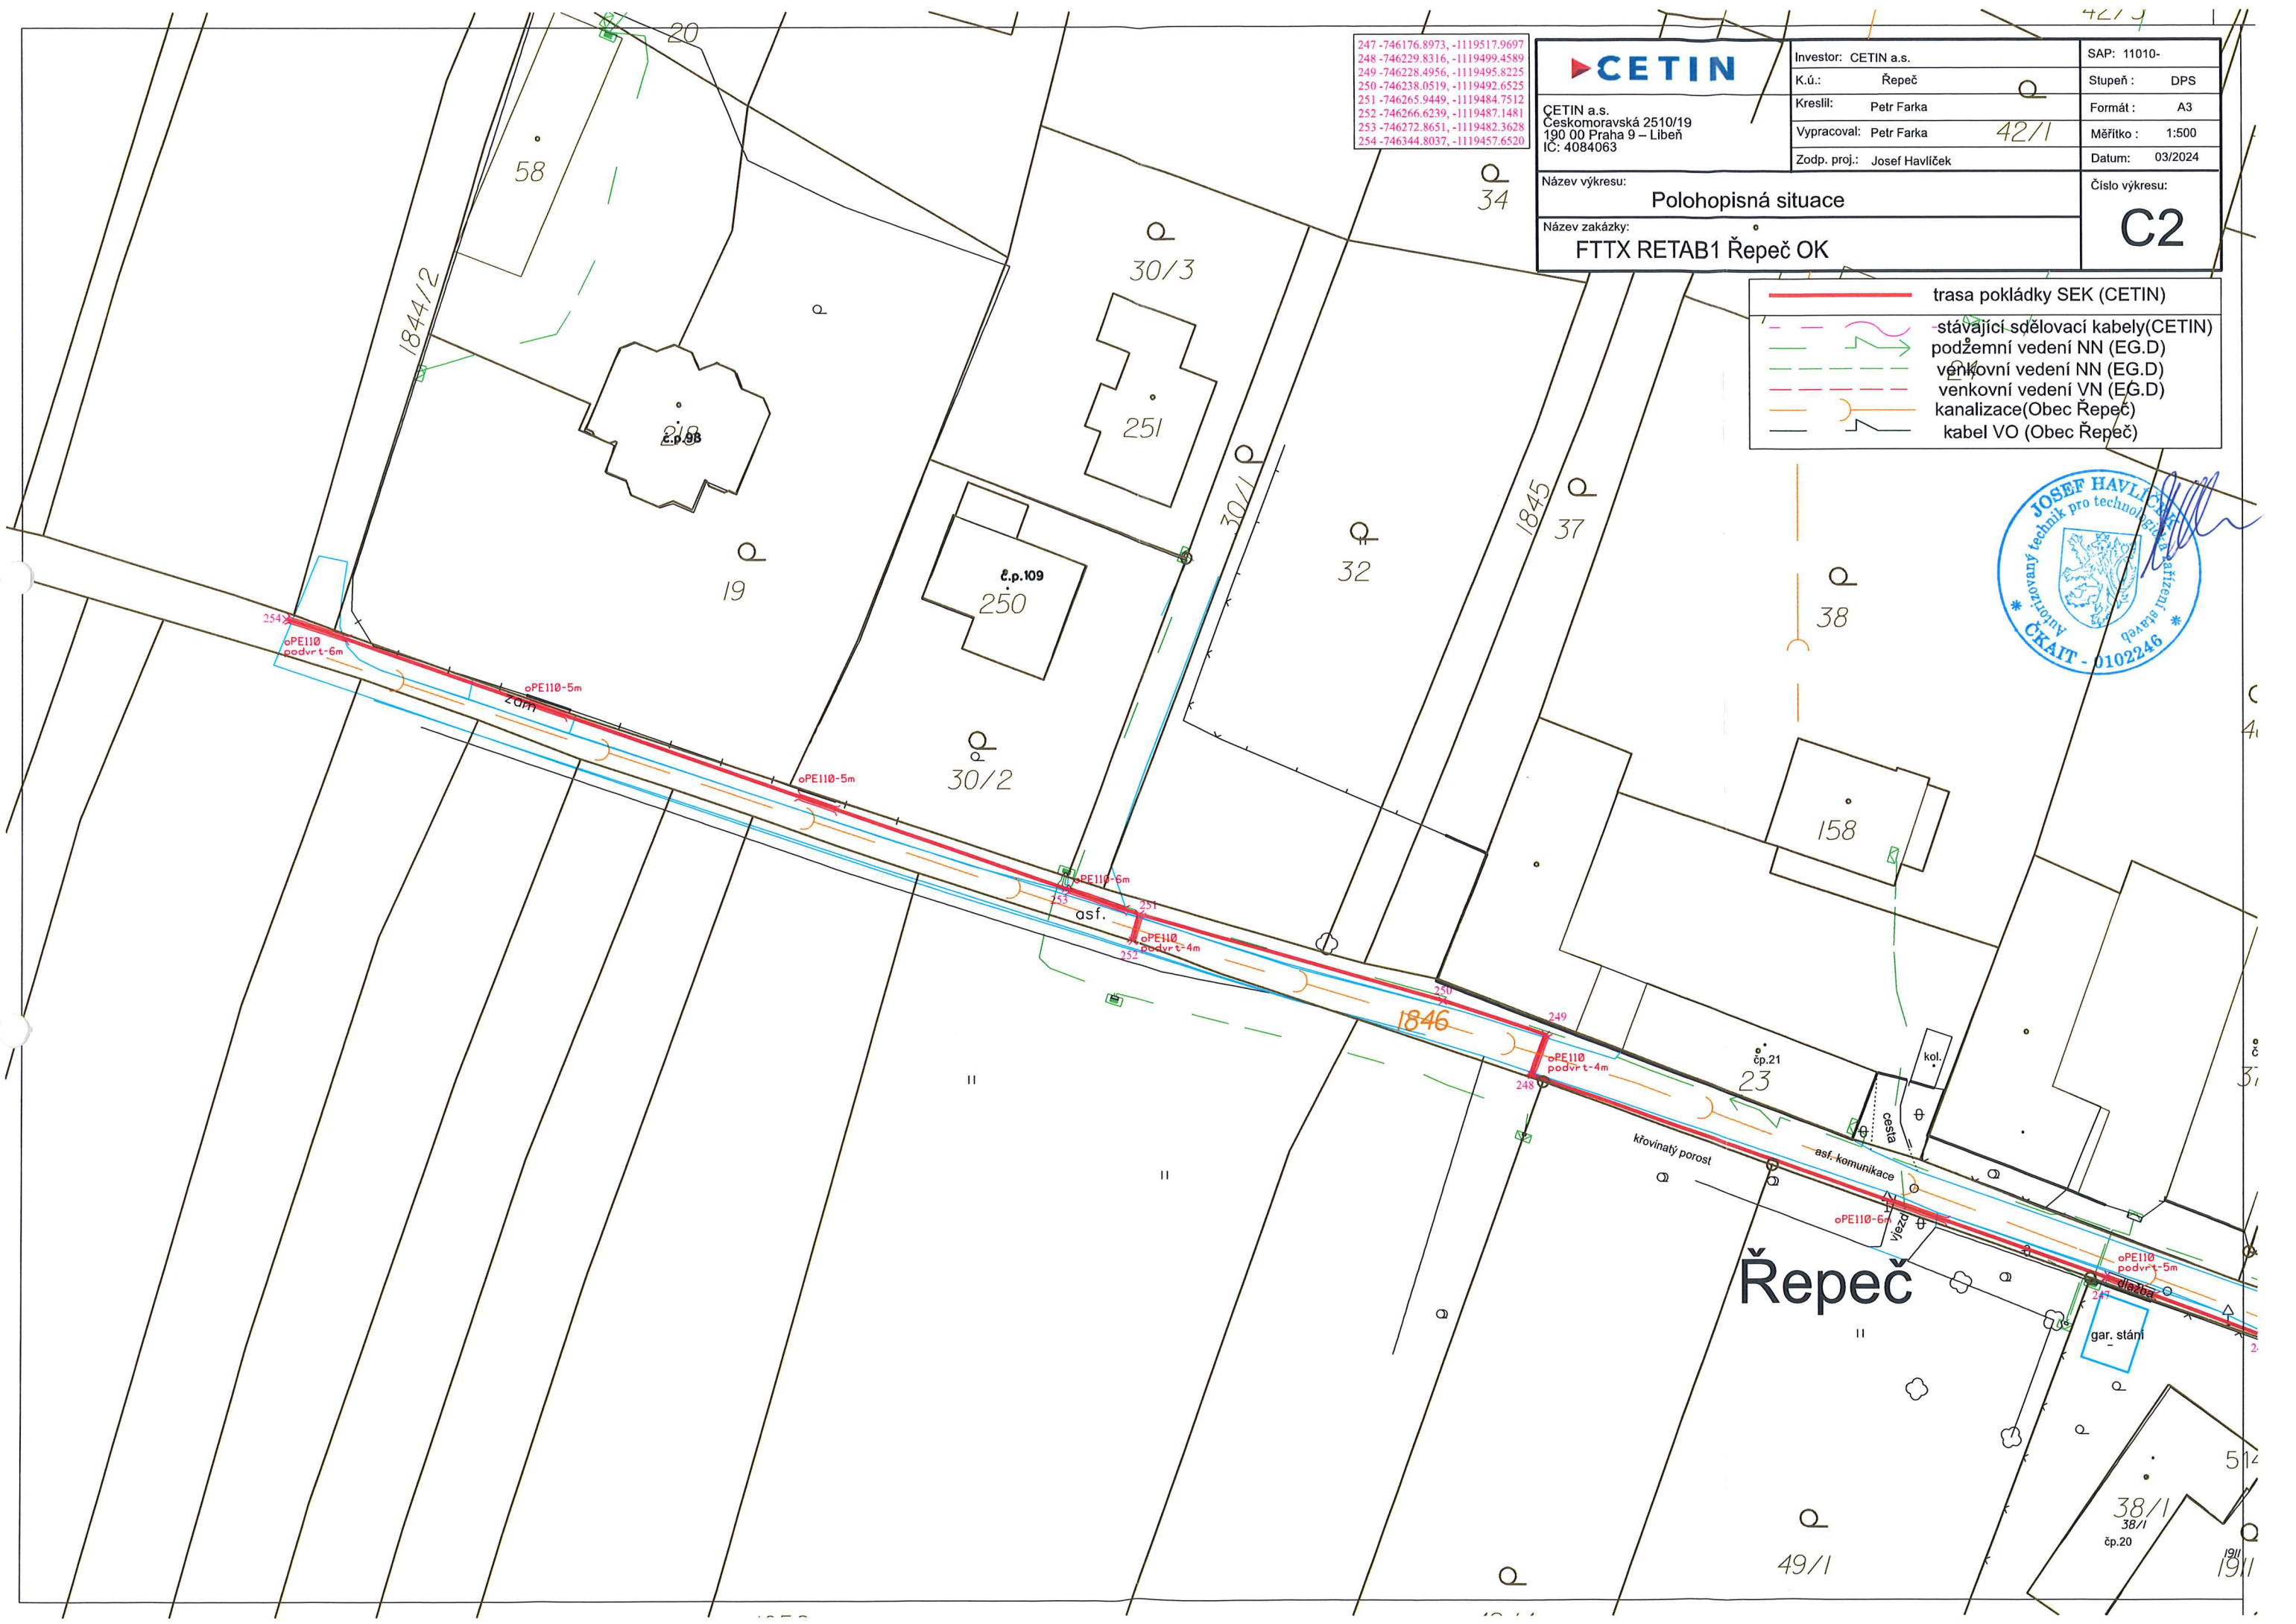





- stávající sdělovací kabely (CETIN)
- podzemní vedení NN (EG.D)
- venkovní vedení NN (EG.D)
- venkovní vedení VN (EG.D)
- kanalizace (Obec Řepeč)
- kabel VO (Obec Řepeč)
- trasa pokládky SEK (CETIN)

151 -745897.0121, -1119420.4292  
 152 -745896.0943, -1119420.4017  
 153 -745896.3161, -1119424.8455  
 154 -745892.5497, -1119426.6221  
 155 -745896.3161, -1119436.4374  
 156 -745898.2897, -1119439.7753  
 157 -745898.4511, -1119448.2278  
 158 -745900.9915, -1119448.2278  
 159 -745901.1551, -1119449.5968  
 160 -745910.7216, -1119449.2309  
 161 -745914.0752, -1119449.0829  
 162 -745834.3962, -1119421.1701  
 163 -745834.0835, -1119429.9846  
 164 -745836.5739, -1119430.4768  
 165 -745809.3616, -1119415.1526  
 166 -745805.8878, -1119414.3176  
 167 -745779.6336, -1119405.9598  
 168 -745779.0507, -1119414.1215  
 169 -745782.8171, -1119415.2521

	Investor: CETIN a.s.	SAP: 11010-
	K.ú.: Řepeč 996	Stupeň: DPS
	Kreslil: Petr Farka	Formát: A3
	Vypracoval: Petr Farka	Měřítko: 1:500
	Zodp. proj.: Josef Havlíček	Datum: 03/2024
Název výkresu: Polohopisná situace		Číslo výkresu: C4
Název zakázky: FTTX RETAB1 Řepeč OK 995		